

MODGIK.354.3614.2015

miasto Szczecin

obręb Pogodno 148

działki: 2/2, 6

ulica Stanisława Noakowskiego

GEOSYSTEM
Olejnik, Walecki, Wozniak
71-248 Szczecin, ul. Klonowica 38/2
NIP 851-20-67-065
tel. 91 423-15-55


Mapa inwentaryzacji powykonawczej sieci kanalizacji ogólnospławnej

Stwierdza się zgodność położenia sieci zewnętrznych uzbrojenia terenu z projektem zagospodarowania działki w granicach dokładności pomiaru w zakresie sieci: kanalizacji ogólnospławnej.

Projekt ZUDP 538/2015.

GEODETA UPRAWNIENY

inż. Stanisław Wozniak
NIP 851-20-67-065
tel. 91 423-15-55

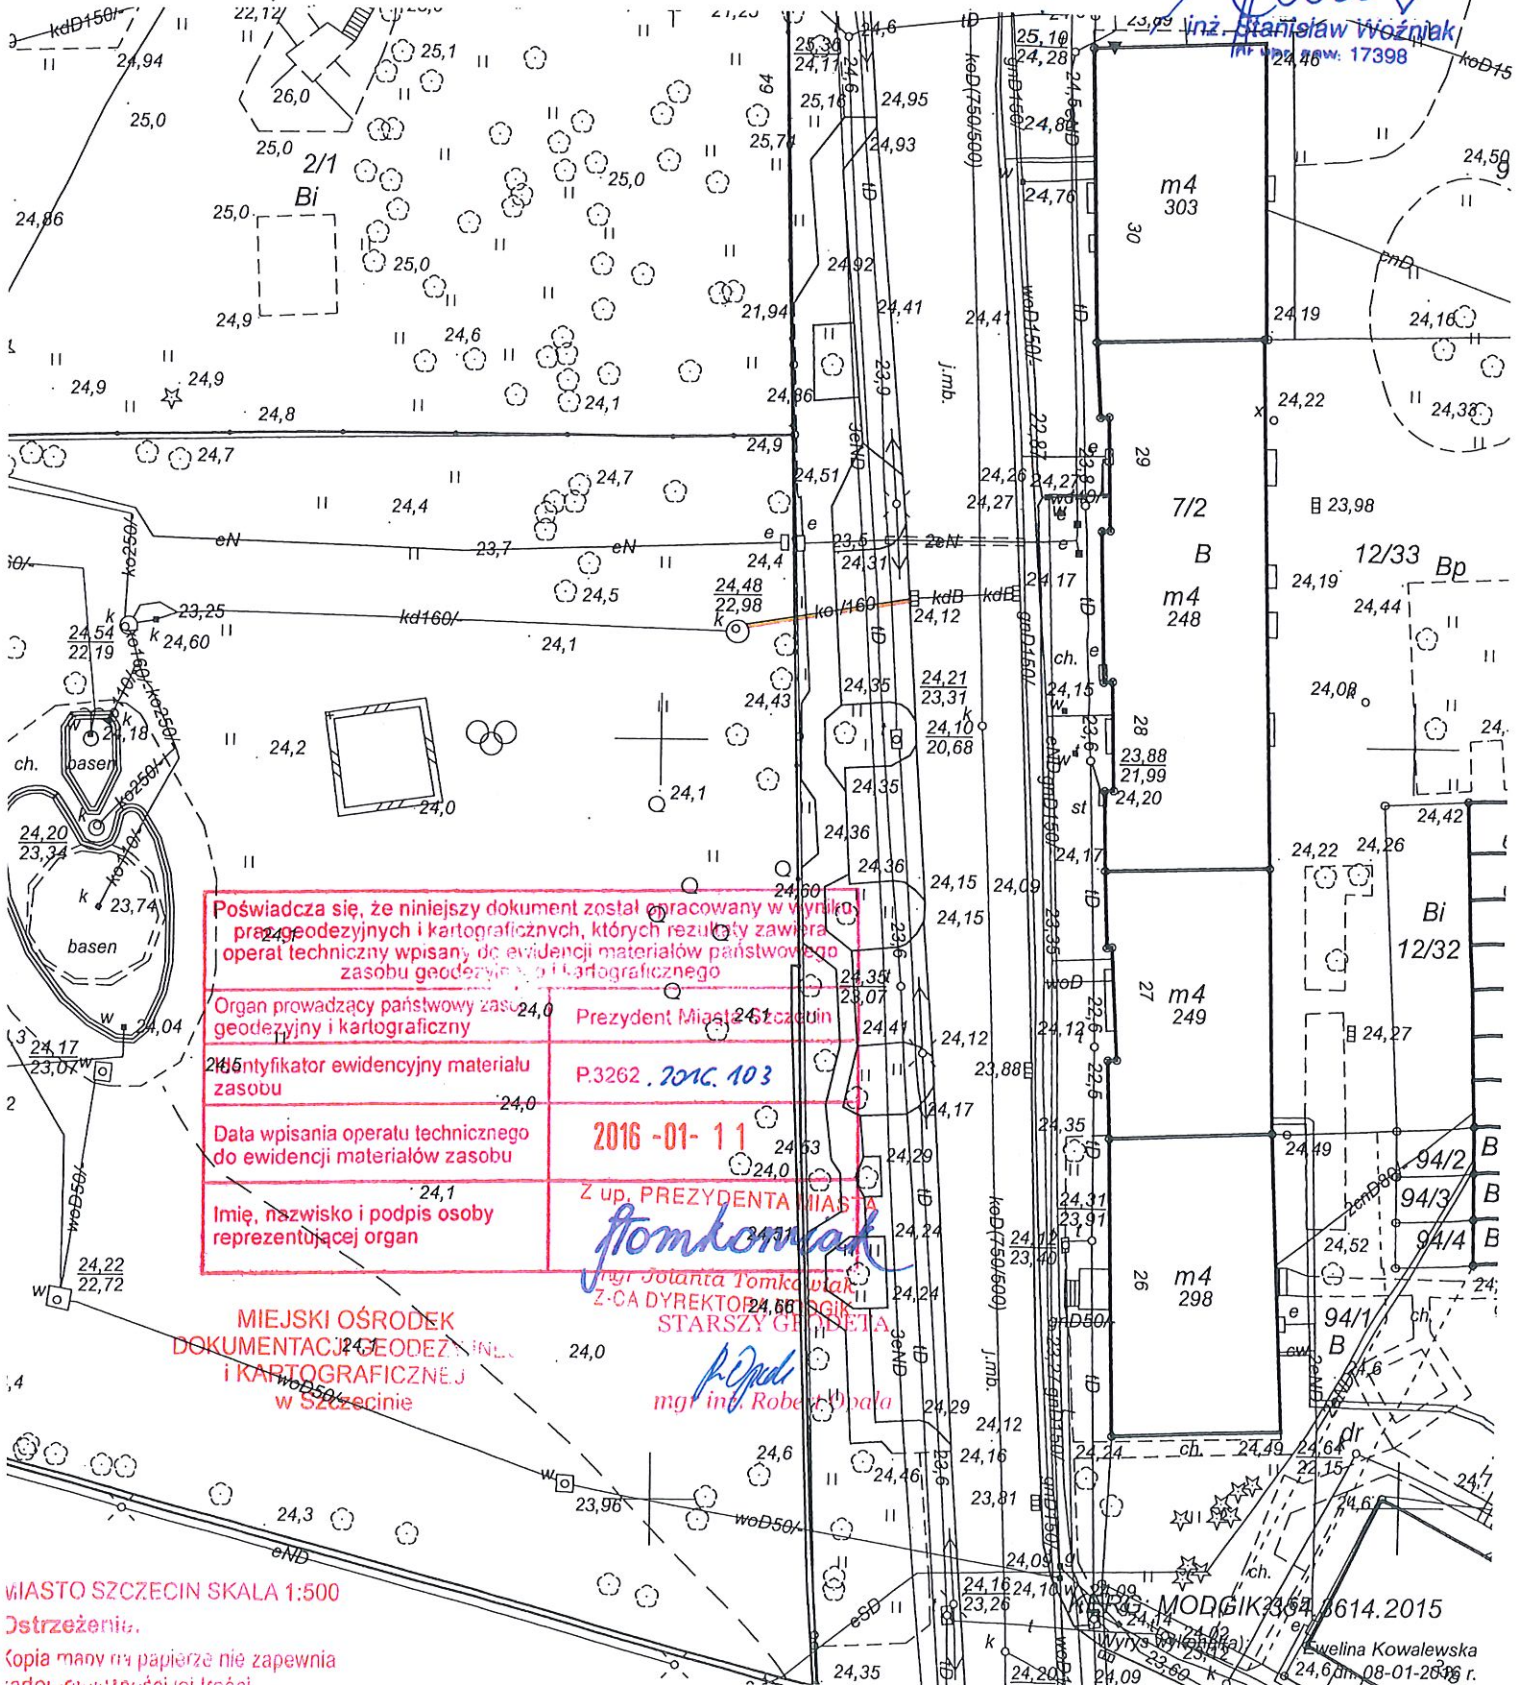

MIASTO SZCZECIN SKALA 1:500

Ostrzeżenie.

Kopia mapy na papierze nie zapewnia wiarygodności jej treści

MODGIK.354.3614.2015

Ewelina Kowalewska
24.01.2016 r.

Inwentaryzacja powykonawcza przyłącza kabla eNN

ul. Stanisława Noakowskiego

działka 2/2 obr. 2148

KERG 3297/2011

skala 1: 500


8-02 B-92

Uzbrojenie wykonano

~~nie~~zgodnie/zgodnie z projektem

ZUDP Nr 1337/2011 z dnia 15.09.2011

GEODEZYJNA
Jolanta Medyn
Nr 1790
1543
17.10.2011

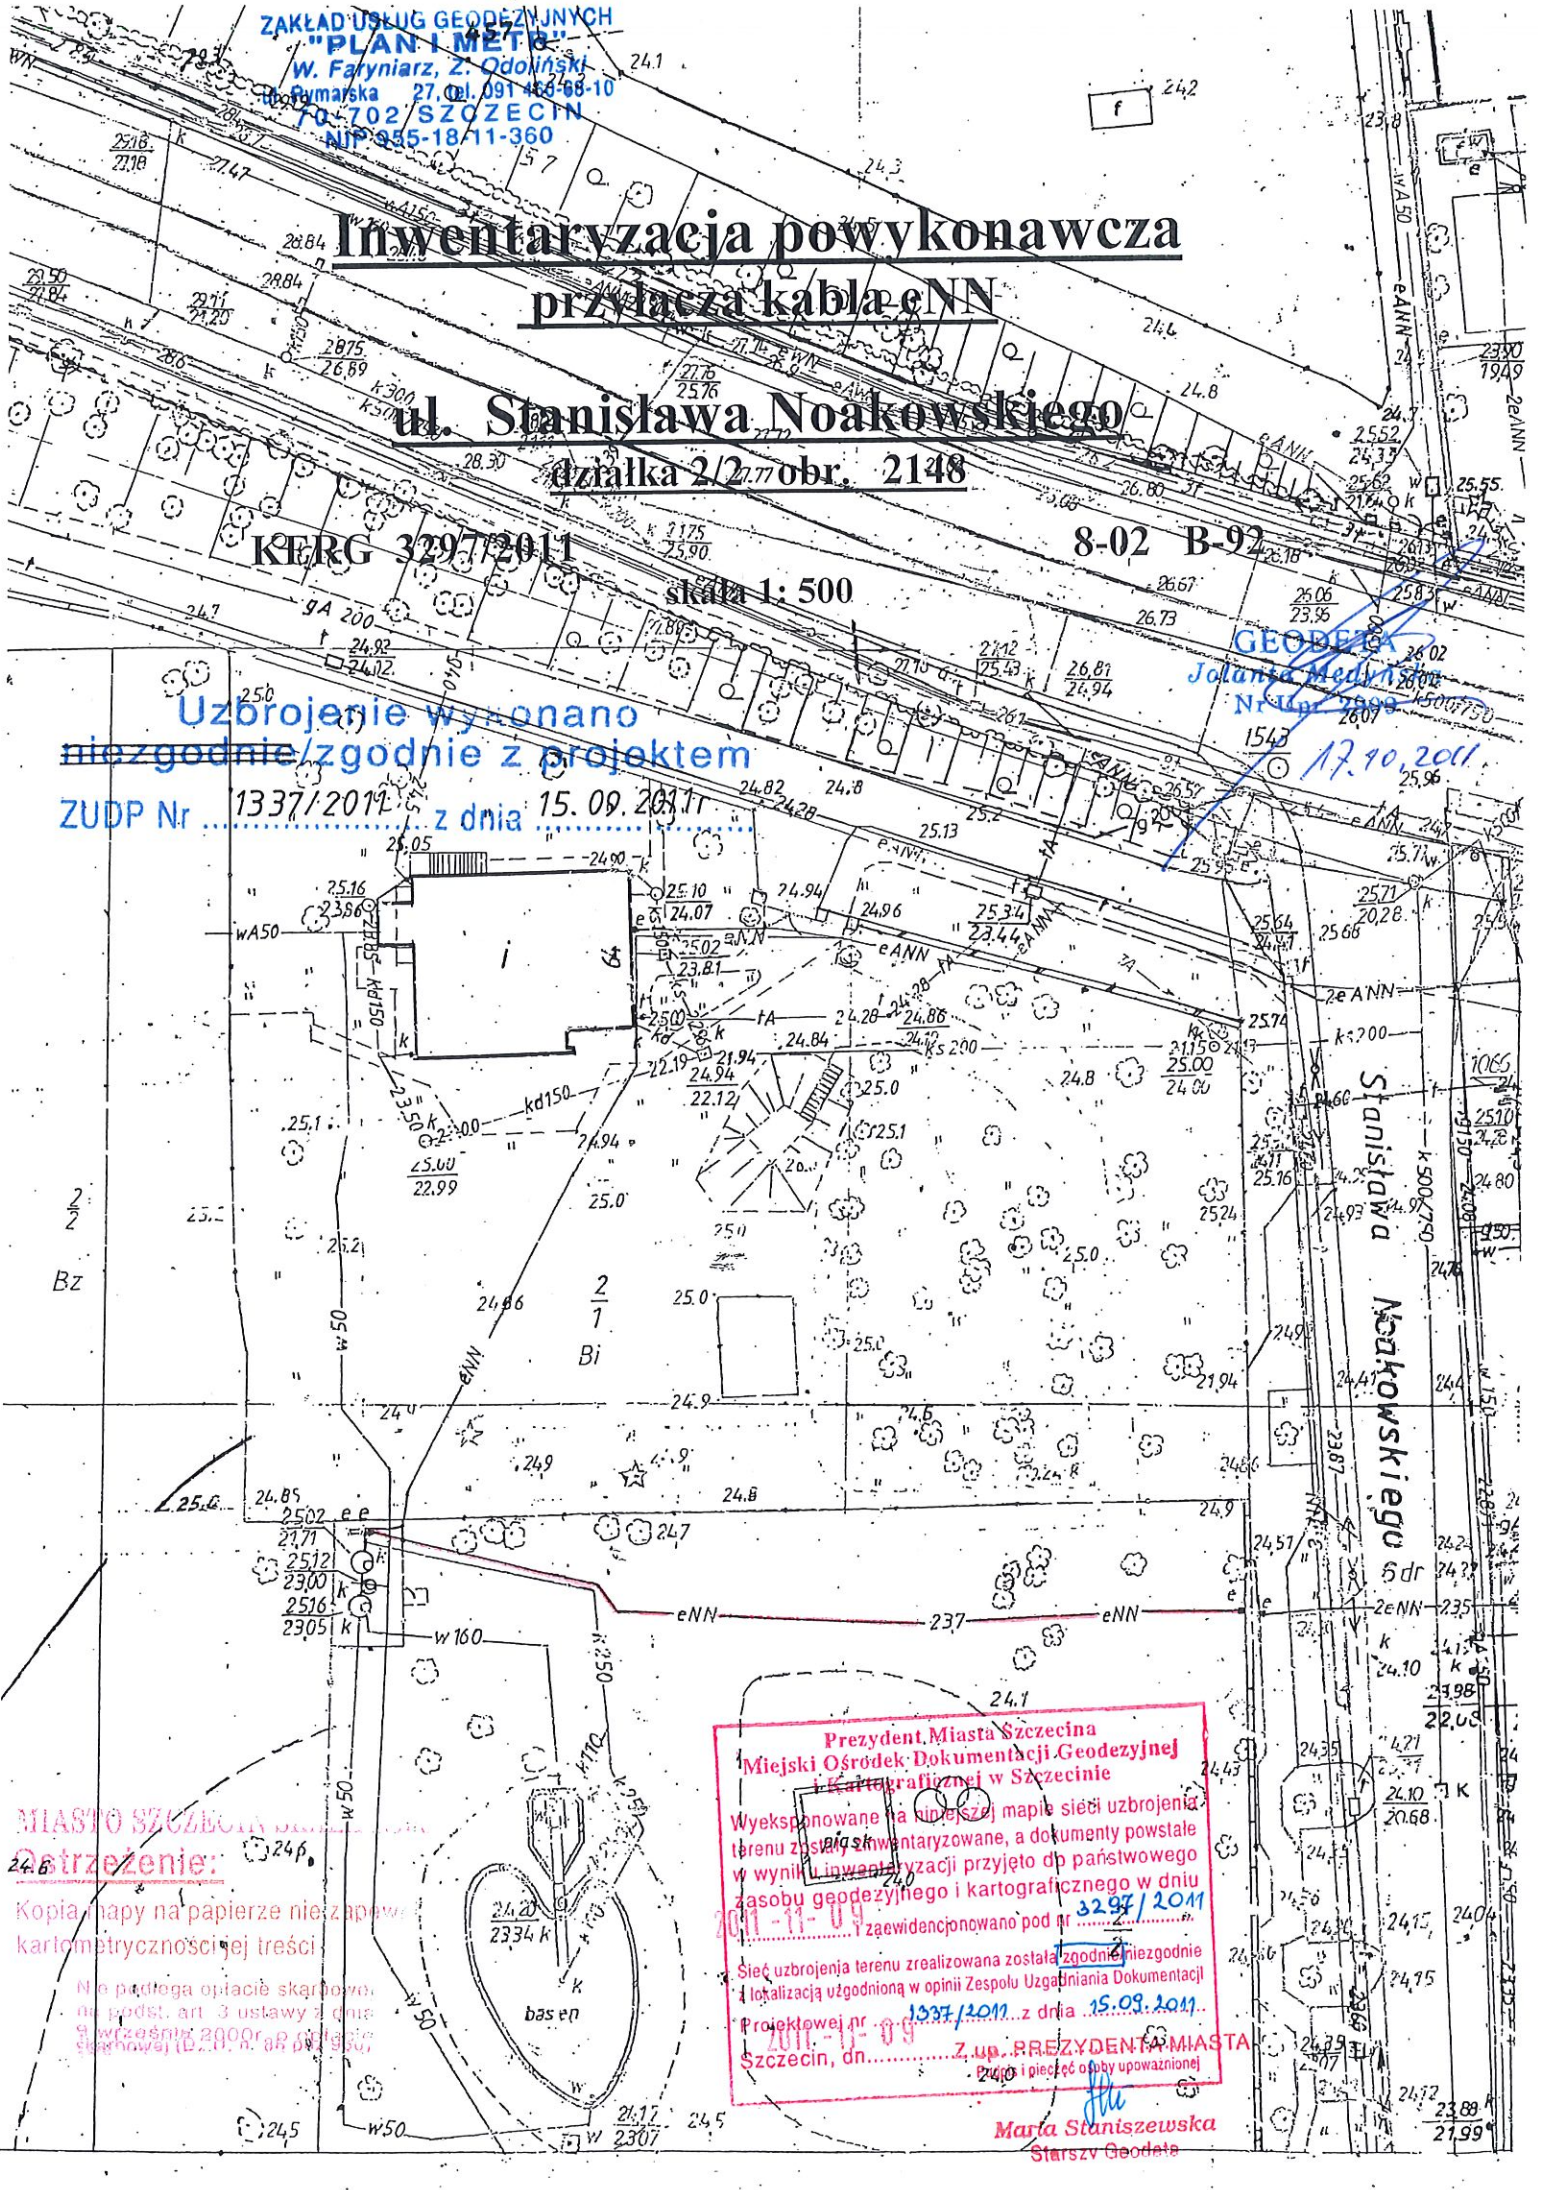

MIASTO SZCZECIN

Wzrost:

Kopia mapy na papierze niezapewnia
kartometryczności jej treści

Ne podlega opłacie skarbowej
na podst. art. 3 ustawy z dnia
9 września 2000 r. o opłacie skarbowej


Prezydent Miasta Szczecina
Miejski Ośrodek Dokumentacji Geodezyjnej
i Kartograficznej w Szczecinie

Wyeksponowane na najlepszej mapie sieci uzbrojenia
terenu zostały inwentaryzowane, a dokumenty powstałe
w wyniku inwentaryzacji przyjęto do państwowego
zapisu geodezyjnego i kartograficznego w dniu
2011-11-09 z zaawidencjonowano pod nr 3297/2011

Sieć uzbrojenia terenu zrealizowana została zgodnie/niezgodnie
z lokalizacją uzgodnioną w opinii Zespołu Uzgadniania Dokumentacji
Projektowej nr 1337/2011 z dnia 15.09.2011

2011-11-09 Z up. PREZYDENTA MIASTA
Szczecin, dn. i pieczęć osoby upoważnionej

Maria Staniszevska
Starsza Geodeta

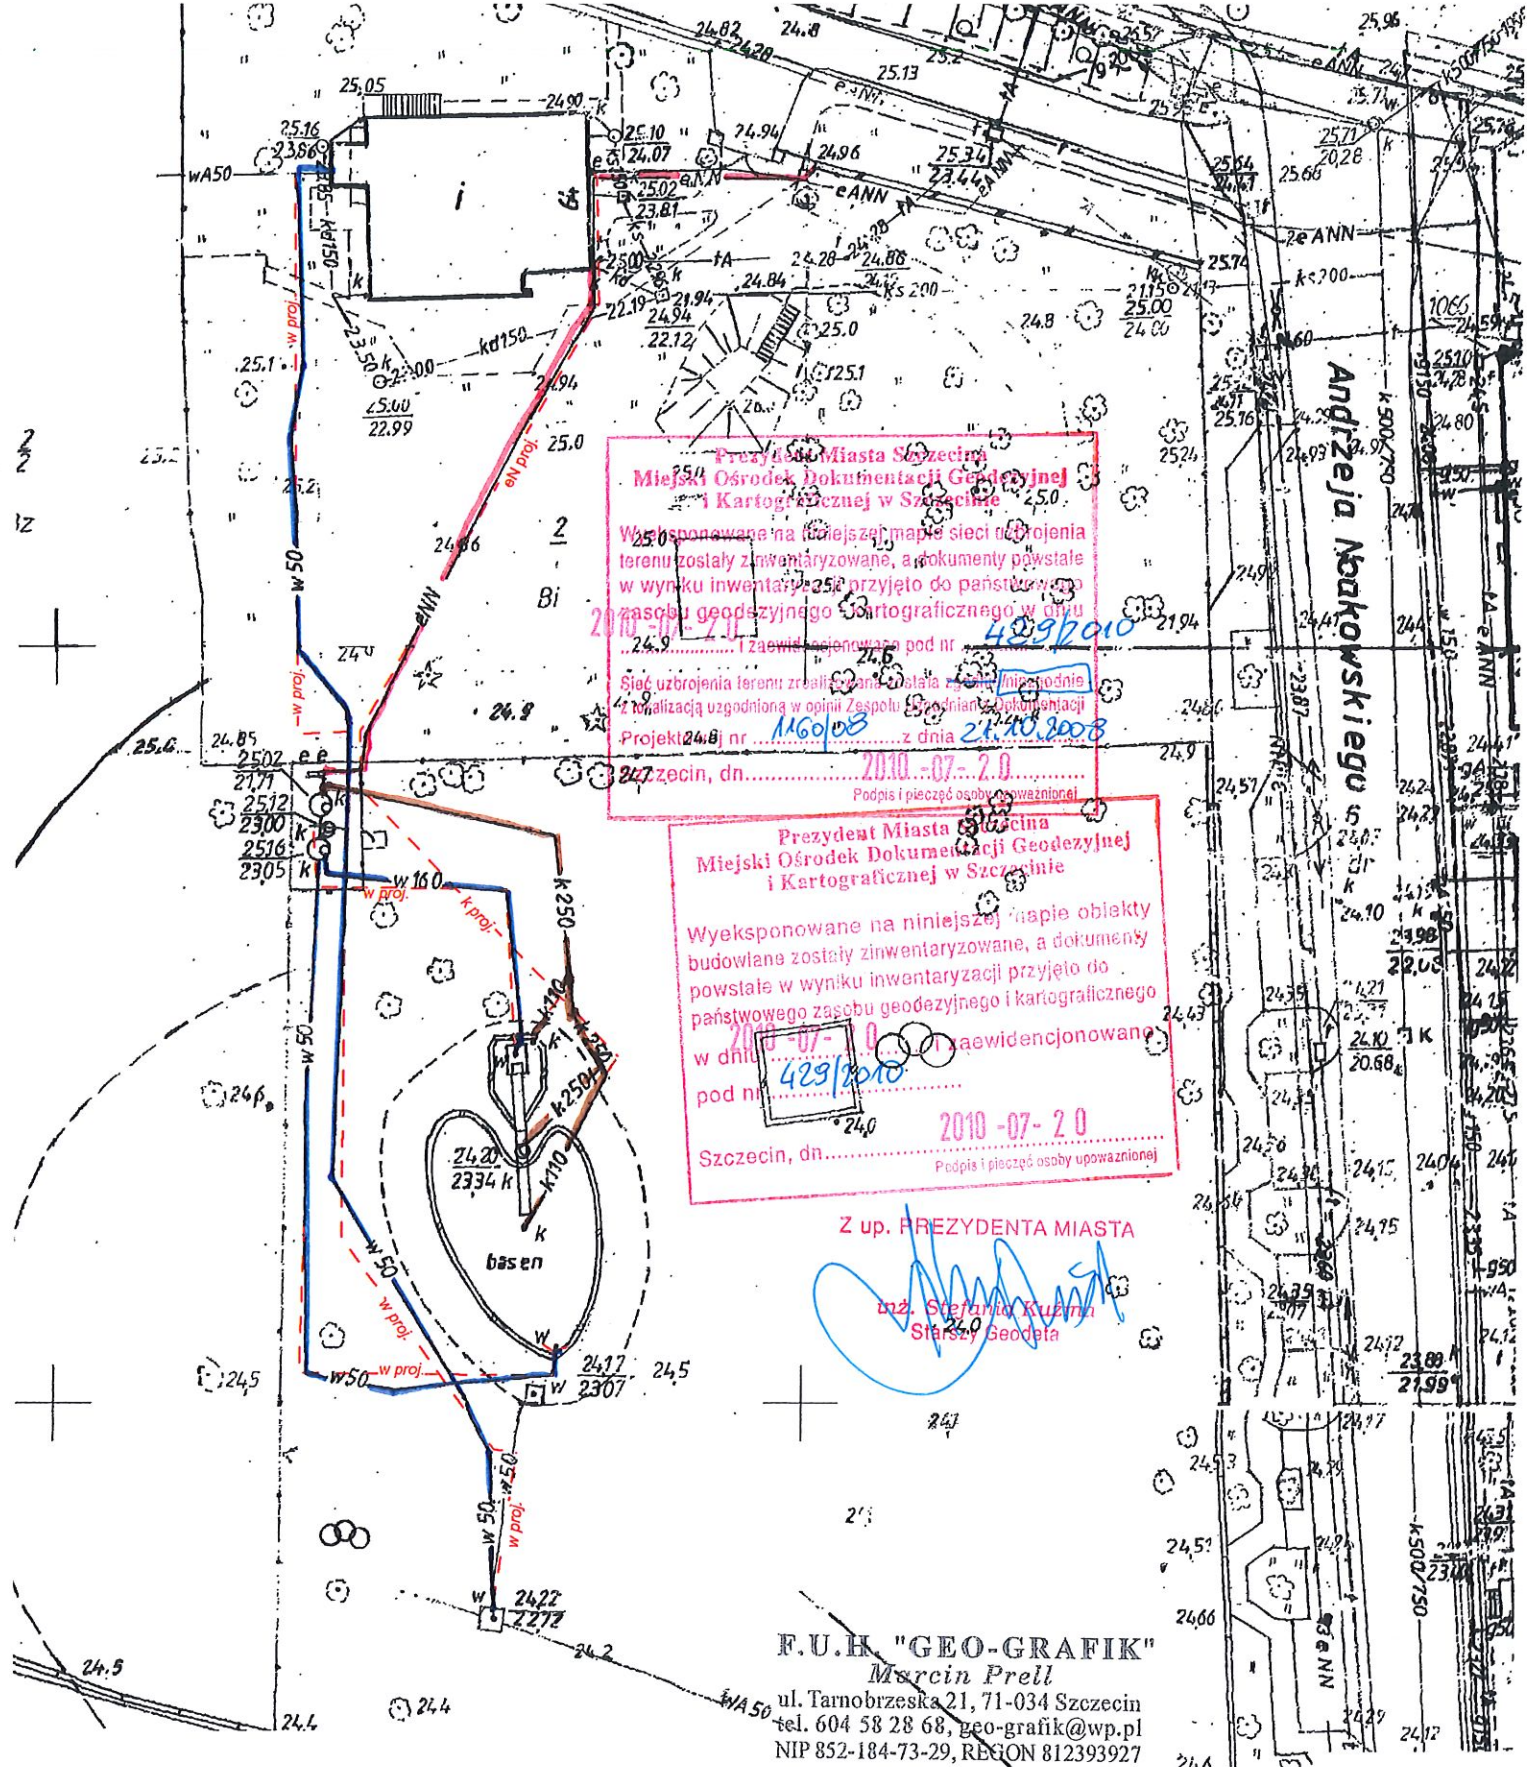

KERG 429/2010

INWENTARYZACJA POWYKONAWCZA BUDOWY FONTANNY WRAZ Z PRZYŁĄCZAMI ko, w, e.

woj. zachodniopomorskie

Miasto Szczecin, obręb 2148, działka 2/1, 2/2

Sekcja mapy 8-01 B-92, 8-02 D-2, skala 1:500

Wykonano niezgodnie z projektem i opinią ZUDP nr 1160/2008 z dnia 21.10.2008 r.

Projektowany przebieg sieci przedstawiono linią przerywaną w kolorze czerwonym.

GEODETA UPRAWNIONY

Bogusław Borkowski
Nr upr. 17111

25.06.2010