


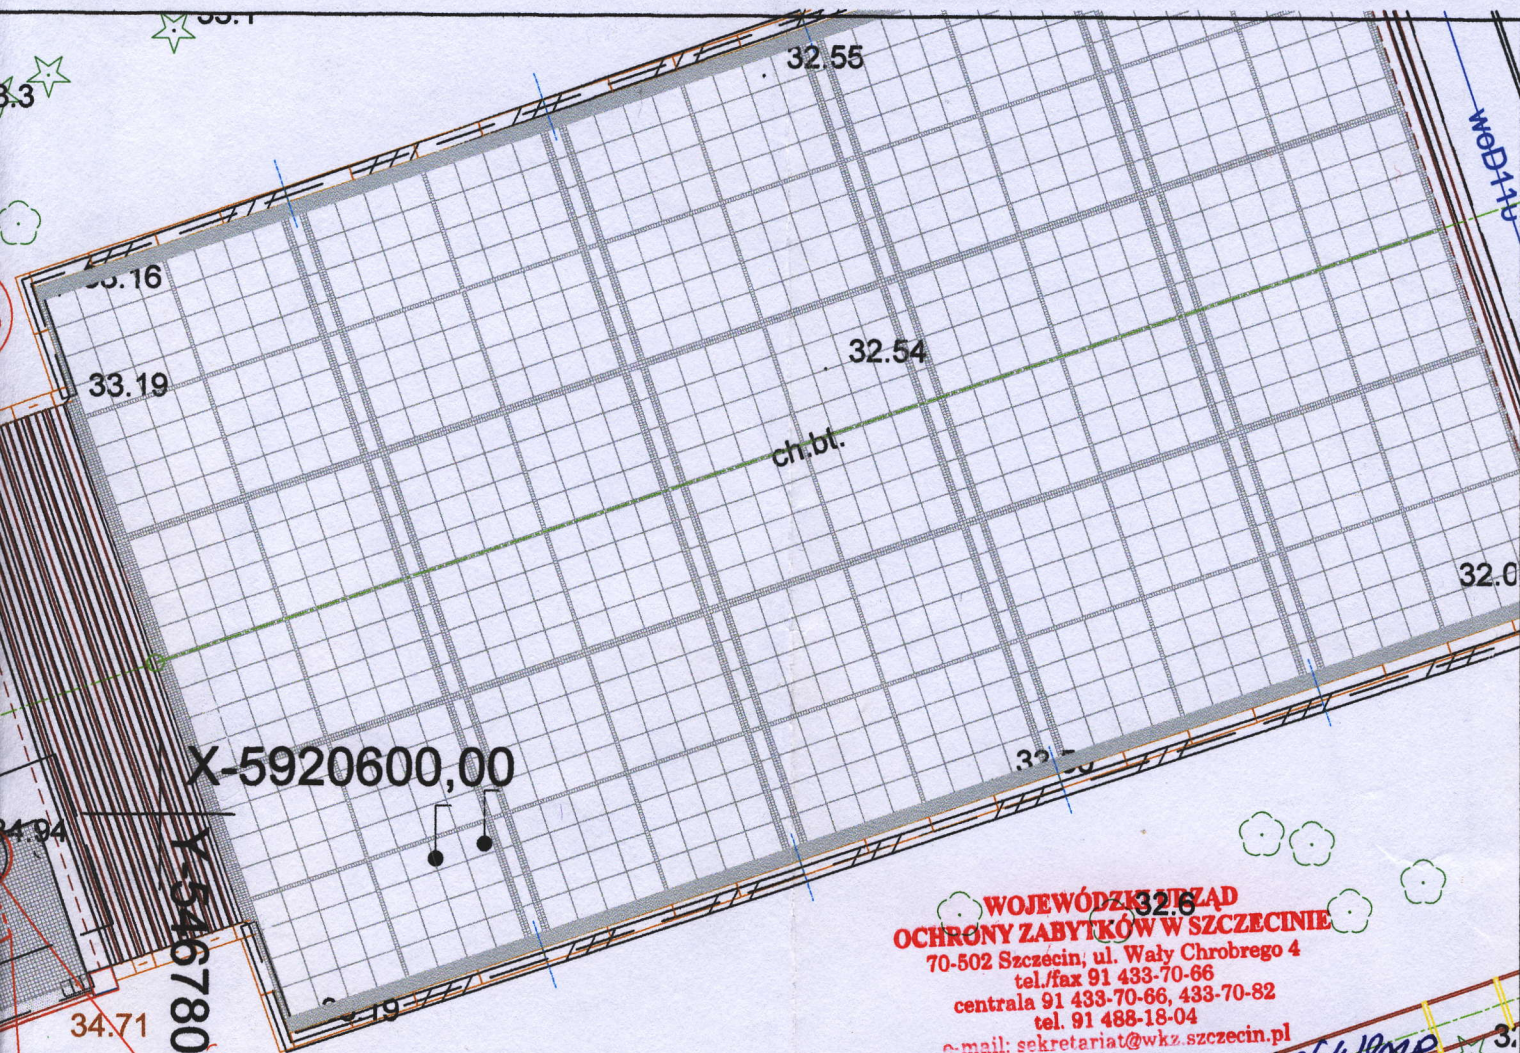


**WOJEWÓDZKI ZARZĄD
OCHRONY ZABYTKÓW W SZCZECINIE**
70-502 Szczecin, ul. Wały Chrobrego 4
tel./fax 91 433-70-66
centrala 91 433-70-66, 433-70-82
tel. 91 488-18-04
e-mail: sekretariat@wkz.szczecin.pl

*Załącznik do decyzji Nr 14/2018
Załącznik 16.09.2018 z dn. 11.01.2018*

E-9 **E-10**

**WSPÓŁRZĘDNE GEODEZYJNE
LINII KABLOWEJ 0.4kV**
X Y

5920603,32	5467954,67
5920602,42	5467956,92
5920581,98	5467963,77
5920587,41	5467974,86
5920603,42	5467978,37
5920602,05	5467975,87
5920592,45	5467979,26
5920592,92	5467982,52
5920594,57	5467992,18
5920595,10	5467995,28
5920598,58	5467994,12
5920608,54	5467987,47
5920610,07	5467990,20
5920606,49	5467991,44

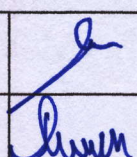"ARCHIMEDES" architektura; media design ul. Gronowa 37, 71-085 Szczecin		
INWESTOR:	GMINA MIASTO SZCZECIN ZAKŁAD USŁUG KOMUNALNYCH ul. Ku Słońcu 125 A, 71-080 Szczecin	
ADRES:	CMENTARZ CENTRALNY ul. Ku Słońcu 125 A, działka Nr 2/6, obręb 2113	
RODZAJ OPRACOWANIA:	REMONT PLACU DEFILAD PRZY POMNIKU BRATERSTWA BRONI NA KW. WOJENNEJ PROJEKT BUDOWLANO - WYKONAWCZY	DATA 11.2017
TREŚĆ:	 INSTALACJE ELEKTRYCZNE LINIE KABLOWE	SKALA 1:250
PROJEKTANT:	ZYGMUNT BAJGIER upr. proj. Nr 32/Sz/77	 NR RYS. 1
WERYFIKATOR:	mgr inż. STANISŁAW MARUSZCZAK upr. proj. Nr 6/Sz/71	