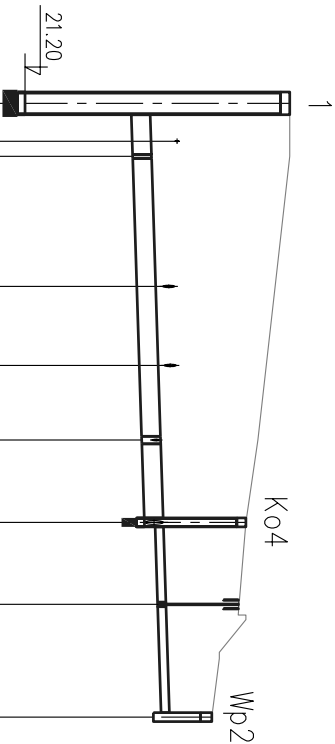
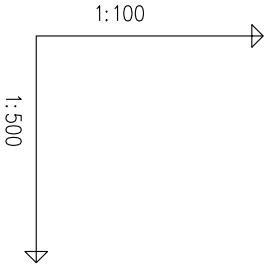


POZIOM PORÓWNAWCZY	10.00 m n.p.m.	24.70	24.70	24.70	projektowana pompownia, Rz.d.=21.20
PROJ. RZĘDNA TERENU		24.70	24.70	24.70	Skrzyżowanie z proj. woda ø50PE, Rz.o.=23.21
RZĘDNA DNA KANAKU		22.74	22.60	22.62	fuk
ZAGŁĘBIENIE DNA KANAKU		1.96	2.10	2.08	Skrzyżowanie z proj. tłoczny ø160, Rz.o.=23.10
SPADKI, DŁUGOŚCI	0.6%				Skrzyżowanie z proj. tłoczny ø160, Rz.o.=23.12
ŚREDNICA, MATERIAŁ	ø250PVC L=27.5m	1.54	22.74	24.28	trójnik
ODLEGŁOŚCI	ø110PVC L=13.0m	1.34	22.78	24.12	Proj. włączenie kanafu ø110PVC, Rz.d.=22.88
		0.67	23.00	23.67	studnia ø0.600m
					Proj. włączenie kanafu ø250PVC, Rz.d.=22.78
					ZASUWA DN 100
					wpust, Rz.d.=23.00

PROJ. RZĘDNA TERENU	24.28	24.28	24.28	trójnik
RZĘDNA DNA KANAKU	22.74	22.88	23.04	Proj. włączenie do kanafu ø250PVC, Rz.d.=22.74
ZAGŁĘBIENIE DNA KANAKU	1.54	1.40	0.73	wpust, Rz.d.=23.04
SPADKI, DŁUGOŚCI	5.9%			ZASUWA DN 100
ŚREDNICA, MATERIAŁ	ø250PVC			
ODLEGŁOŚCI	2.5m			

PROJ. RZĘDNA TERENU	24.12	24.12	24.12	studnia ø0.600m
RZĘDNA DNA KANAKU	22.78	23.14	24.03	Proj. włączenie do kanafu ø250PVC, Rz.d.=22.78
ZAGŁĘBIENIE DNA KANAKU	1.34	0.89		studnia, ø1.0m Rz.d.=23.14
SPADKI, DŁUGOŚCI	4.2%			
ŚREDNICA, MATERIAŁ	ø250PVC			
ODLEGŁOŚCI	8.5m			

**PRACOWNIA
PROJEKTOWA**

TOP-EKO WOJCIECH BOGUSŁAWSKI
ul.Dworcowa 2a. 70-206 Szczecin
tel.(091) 431 98 70 fax.431 98 69
biuro@top-eko.pl www.top-eko.pl

autor / projektował :
inż. Wojciech BOGUSŁAWSKI upr. nr 237/Sz/83 , 277/Sz/83

opracował :
mgr inż. Joanna Bók
mgr inż. Bartłomiej Jaskowski

sprawdził :
mgr inż. Monika Grieger upr. nr 70/Sz/2002

inwestor :
ZAKŁAD USŁUG KOMUNALNYCH
ul. KU SŁONCU 125a. 71-080 SZCZECIN

nazwa inwestycji/adres :
PRZEKSZTAŁCENIE STAREJ NIECKI BASENKU KAPIELOWEGO
NA FONTANNĘ
W PARKU NOAKOWSKIEGO W SZCZECINIE

tytuł opracowania :
PROJEKT ZAGOSPODAROWANIA TERENU
INSTALACJE TECHNOLOGICZNE FONTANNY

tytuł rysunku :
Profil podłużny
kanalizacji wody obiegowej

miejsce i data :
Szczecin , sierpień 2008

skala :
1:100/1:500

kod pliku :
7301609

nr rys. :
09