


OBIEKT: m. Szczecin, obręb 148 Pogodno		GEOSYSTEM	
ul. St. Noakowskiego, działki nr 2/1, 2/2		Olejnik, Wałęcki, Woźniak	
Skala 1:500		Kierownik robót: Stanisław Woźniak	ul. Królowej Korony Polskiej 24 70-486 Szczecin tel. (091) 423-15-55 (jednostka wykonawstwa geodezyjnego)
Wykonano metodą: wektorzacji mapy		Wykonano w ramach robót: KERG 2631/2008	
Wódnik niniejszy sporządzono przy wykorzystaniu: 1. Mapy zasadniczej w skali 1:500 arkusz mapy zasadniczej: 8-02.B-92, 8-02.D-2 2. Danych branżowych części uzbrojenia podziemnego 3. Pomiaru dodatkowych elementów (np: rzędne wejść, dzewostan, itp.) 4. Opracowanych geodezyjnie elementów planu zagospodarowania przestizenego- (linie regulacyjne, osie ulic, itp.)		Uzbrojenie podziemne opracowano na podstawie: 1. Danych branżowych - z literą B. 2. Pośredniego ustalenia przebiegu uzbrojenia aparaturą elektromagnetyczną - z literą A. 3. Bezpośrednich pomiarów powykonawczych - bez litery. 4. W związku z tym, w częściach: 1 i 2 nie gwarantuje się kompletności, a dokładność położenia uzbrojenia jest niższa od dokładności kartometrycznej mapy.	
Na niniejszym wódniku wykazano następujące projekty obiektów budowlanych, w tym uzbrojenia podziemnego terenu: 1. ZUDP 909/01 - proj. t -----			
Informacje dodatkowe: 1. Wszelkie trwałe obiekty budowlane podlegają wytyczeniu przez jednostkę wykonawstwa geodezyjnego. Nie wyklucza się istnienia w terenie innych nie wykazanych na mapie urządzeń podziemnych, które nie zostały zgłoszone do Inwentaryzacji i o których, brak informacji w Instytucjach branżowych. 2. Zakres pomiaru: ----- 3. W zakresie pomiaru znajdują się punkty osnowy objęte ochroną: brak.		Wpisano do rejestru wódników w:	
Kierownik jednostki wykonawstwa geodezyjnego: Stanisław Woźniak nr upr. zawod. 17398			
Aktualność wódnika na dzień: 12.09.2008 r.			

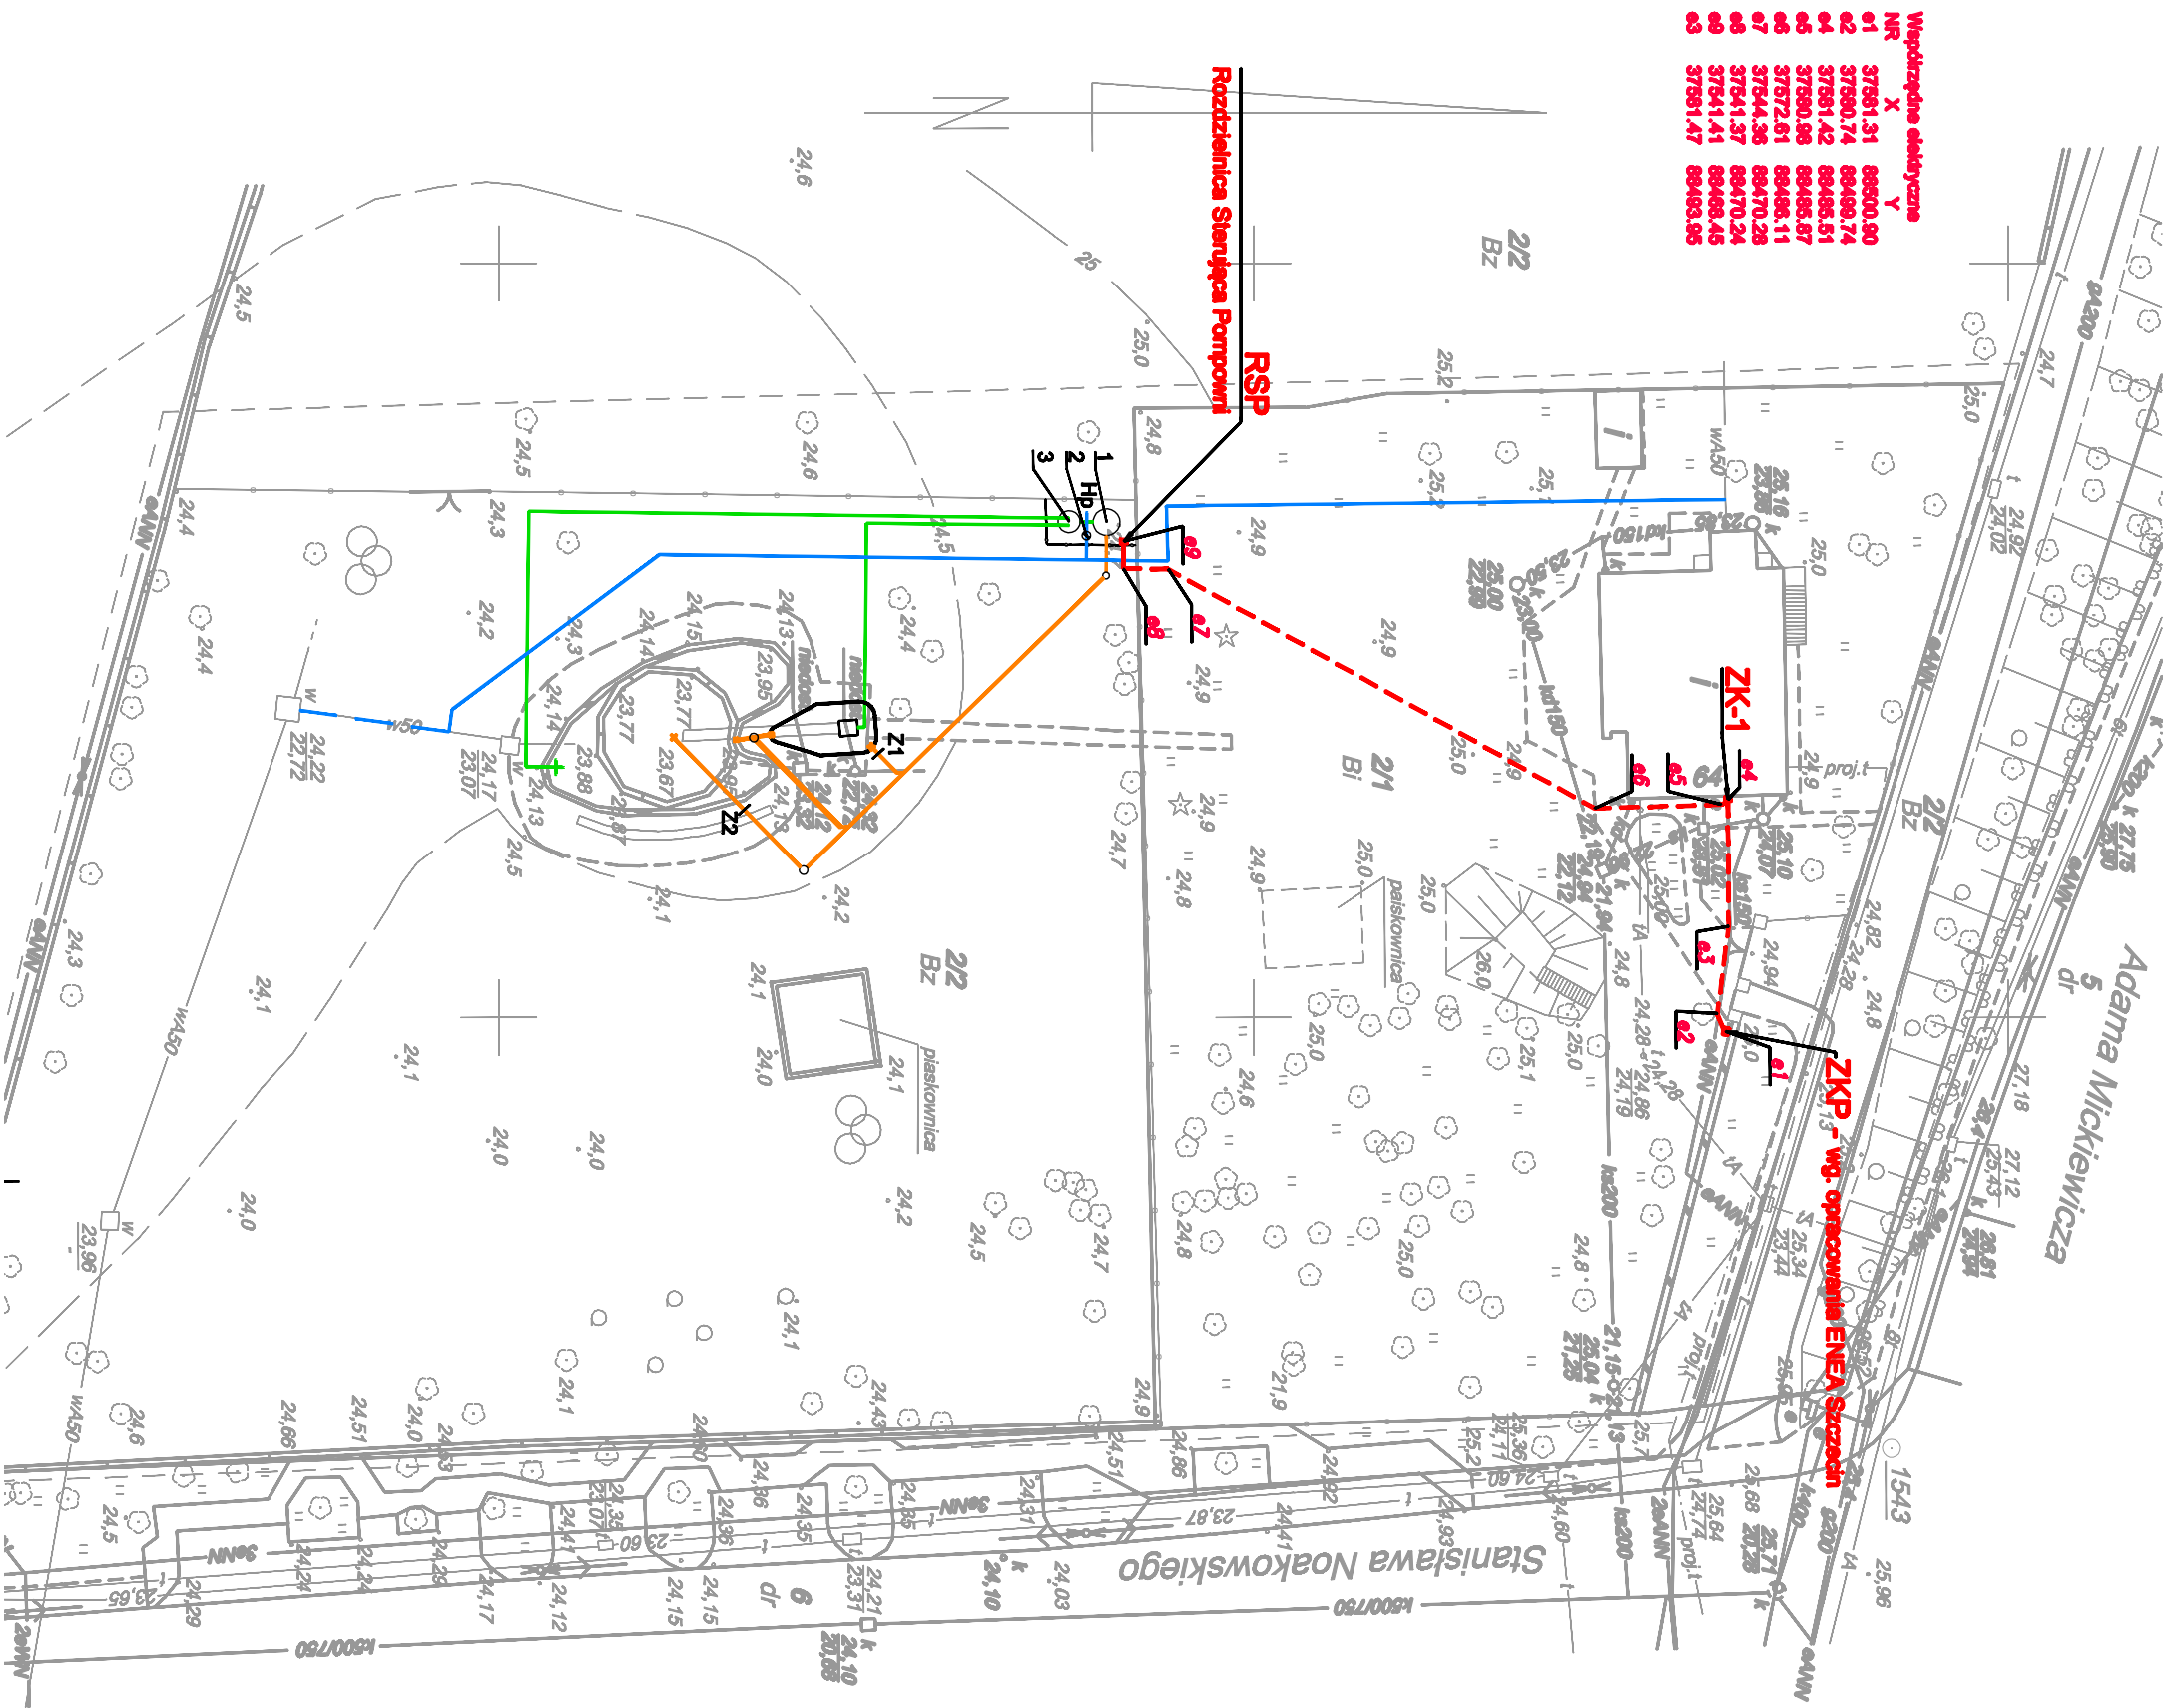

Jednostka projektowa :	
	PRACOWNIA PROJEKTOWA
TOP – EKO WOJCIECH BOGUSŁAWSKI	
ul.Dworcowa 2a, 70-206 Szczecin tel.(091) 431 98 70 fax.431 98 69 biuro@top-eko.pl www.top-eko.pl	
autor / projektował :	
Ogólny GŁÓWNY WPR. W 1485/05, 4276/04	
opracował :	
mgr inż. Joanna Bęk mgr inż. Bartłomiej Jaskowski	
sprawdził :	
mgr inż. M. Puczyłkiewicz, w 4076/04	
inwestor :	
ZAKŁAD USŁUG KOMUNALNYCH ul. KU SŁOŃCU 125a, 71-680 SZCZECIN	
nazwa inwestycji/adres :	
PRZESZCZĄCENIE STAREJ NIECKI NA FONTANNĘ W PARKU NOAKOWSKIEGO W SZCZECINIE	
tytuł opracowania :	
PROJEKT ZAGOSPODAROWANIA TERENU Przyłącze elektroenergetyczne fontanny.	
tytuł rysunku :	
Linie kablowe 0,4 kV i ZK-1.	
miejsce i data :	
Szczecin, sierpień 2008	skala : 1:500
kod pliku : 7301601	nr rys. : 01

- LEGENDA
- Projektowany wodociąg do przeżecenia
 - Projektowany wodociąg
 - Projektowana kanalizacja obiegowa
 - Projektowane rurociągi
 - Projektowane ogrodzenie
 - Projektowany Hydrant
 - Projektowany Hydrant
 - Z1-Z2 Zasuw
 - 1 Projektowana pompa
 - 2 Projektowana studzinka wodomierzowa
 - 3 Projektowana komora zasuw
- Projektowany kabel 0,4 kV
- Projektowane szafki elektr.