


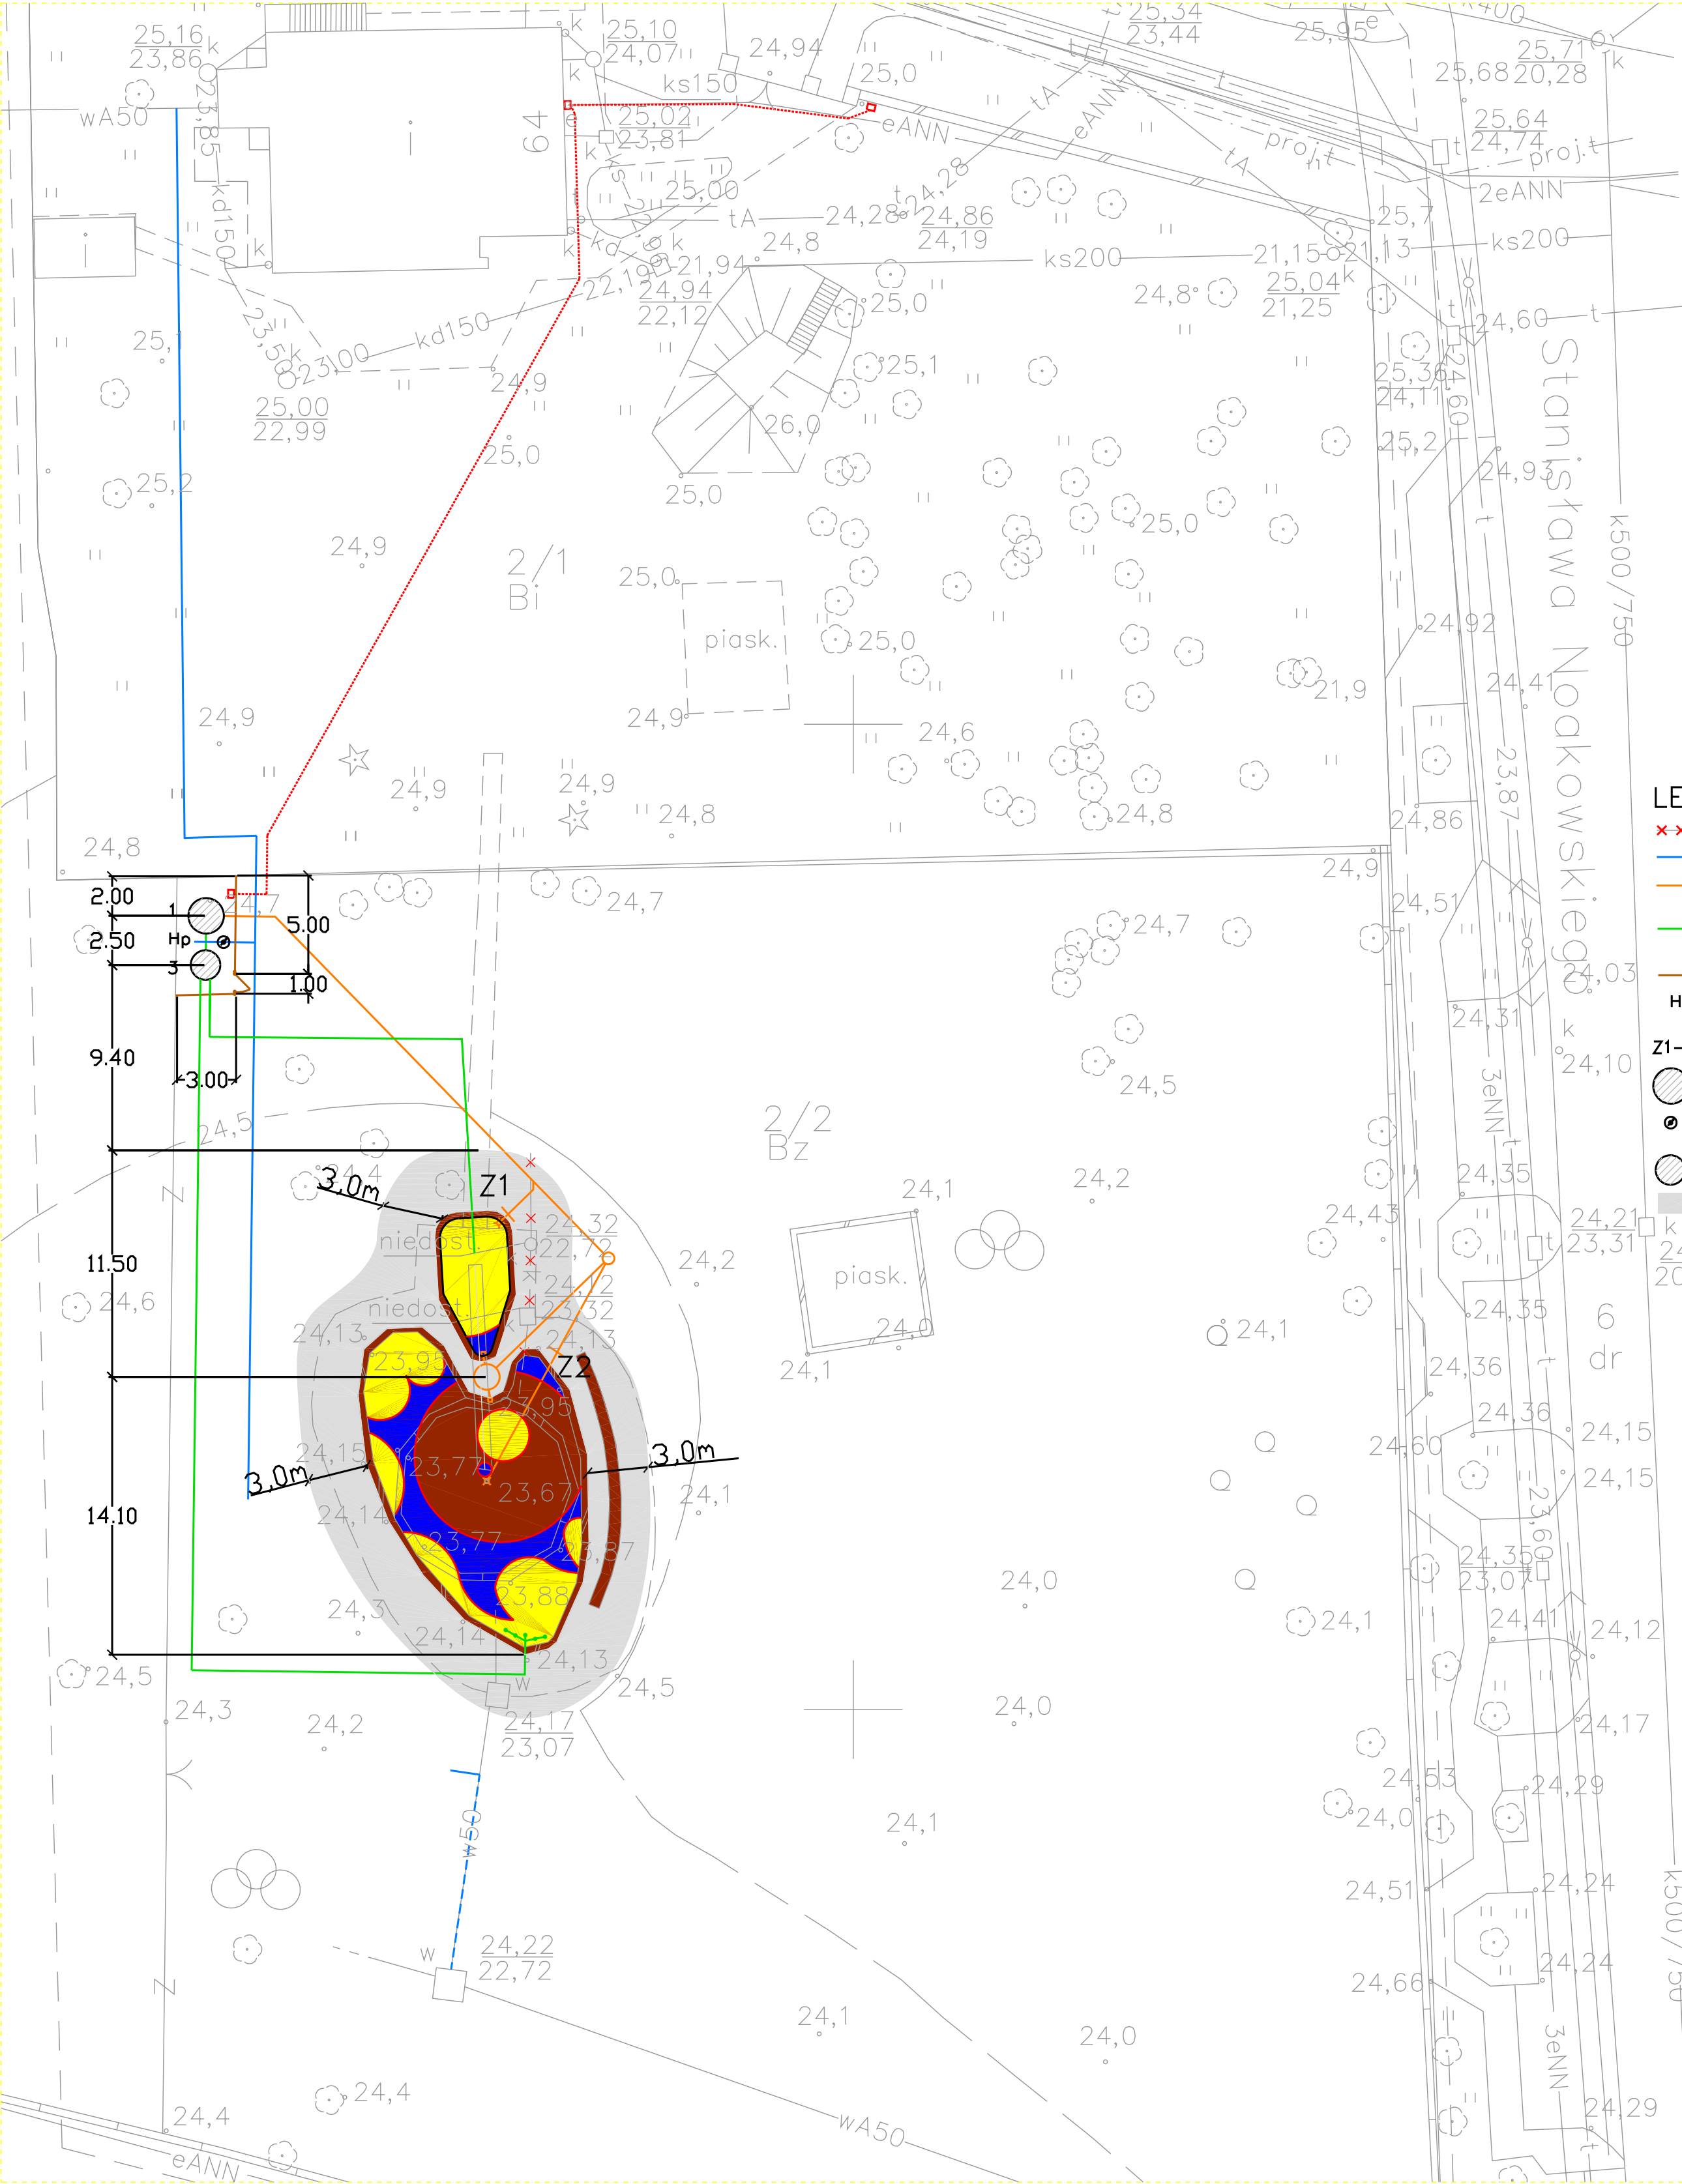

LEGENDA

- Istniejące sieci do likwidacji
- Projektowany wodociąg
- Projektowana kanalizacja obiegowa
- Projektowane rurociągi tłoczne
- Projektowane ogrodzenie
- Hp Projektowany Hydrant
- Z1-Z2 Zasuwy
- 1 Projektowana pompownia
- 2 Projektowana studzienka wodomierzowa
- 3 Projektowana komora zasuwy
- Projektowany chodnik

Jednostka projektowa :

PRACOWNIA
PROJEKTOWA

TOP-EKO WOJCIECH BOGUSIAŃSKI
ul. Dąbrowskiego 2a, 70-206 Szczecin
tel. (091) 431 98 70 fax 431 98 69
biuro@top-eko.pl www.top-eko.pl

autor / projektant :
Inż. Wojciech BOGUSIAŃSKI
upr. nr 237/Sz/83, 277/Sz/83
Olgierd GRUBAŃSKI
upr. nr 149/Sz/85, 427/Sz/94

opracował :
mgr inż. Joanna Błk
mgr inż. Bartłomiej Jaskołyński

opracował :
mgr inż. Monika Grieger upr. nr 70/Sz/2002
mgr inż. M. Purczyńska upr. nr 407/Sz/94

inwestor :

ZAKŁAD USŁUG KOMUNALNYCH
ul. KU SIŁOWI 125a, 71-080 SZCZECIN

nazwa inwestycji / adres :

PRZESZTAŁCENIE
STAREJ NIECKI BĄSENIKU KAPŁOŃSKIEGO
NA FONTANNĘ
W PARKU NOKOWSKIEGO W SZCZECINIE

tytuł opracowania :

PROJEKT ZAGOSPODAROWANIA TERENU

tytuł rysunku :

PLAN ZAGOSPODAROWANIA TERENU

miejsce i data :
Szczecin, sierpień 2008

skala :
1:250

kod pliku :
7301602

nr rys. :
02