


OBIEKT: m. Szczecin, obręb 148 Pogodno ul. St. Noakowskiego, działki nr 2/1, 2/2		GEOSYSTEM Olejnik, Wałęcki, Woźniak ul. Królowej Korony Polskiej 24 70-486 Szczecin tel. (091) 423-15-55 (jednostka wykonawstwa geodezyjnego)
Skala 1:500	Kierownik robót: Stanisław Woźniak nr upr. zawod. 17398	
Wykonano metodą: wektorzacji mapy		
Wzornik niniejszy sporządzono przy wykorzystaniu: 1. Mapy zasadniczej w skali 1:500 arkusz mapy zasadniczej: 8-02.B-92, 8-02.D-2 2. Danych branżowych części uzbrojenia podziemnego 3. Pomiaru dodatkowych elementów (np. rzędne wejść, drzewostan, itp.) 4. Opracowania geodezyjnie elementów planu zagospodarowania przestrzennego- (linie regulacyjne, osie ulic, itp.)		Wykonano w ramach robót: KERG-2631/2008
Uzbrojenie podziemne opracowano na podstawie: 1. Danych branżowych - z literą B. 2. Pośredniego ustalenia przebiegu uzbrojenia aparaturą elektromagnetyczną - z literą A. 3. Bezpośrednich pomiarów powykonalowych - bez litery. 4. W związku z tym, w częściach: 1 i 2 nie gwarantuje się kompletności, a dokładność położenia uzbrojenia jest niższa od dokładności kartometrycznej mapy.		
Na niniejszym wzorniku wykazano następujące projekty obiektów budowlanych, w tym uzbrojenia podziemnego terenu: 1. ZUDP 909/01 - proj. t. -----		
Informacje dodatkowe: 1. Wszelkie inne obiekty budowlane podlegają wytyczeniu przez jednostkę wykonawstwa geodezyjnego. Nie wyklucza się istnienia w terenie innych nie wykazanych na mapie urządzeń podziemnych, które nie zostały zgłoszone do inwentaryzacji i o których, brak informacji w instytutach branżowych. 2. Zakres pomiaru: --- --- --- 3. W zakresie pomiaru znajdują się punkty osnowy objęte ochroną, brak.		
Kierownik jednostki wykonawstwa geodezyjnego: Stanisław Woźniak nr upr. zawod. 17398		Wpisano do rejestru wzorników w:
Aktualność wzornika na dzień: 12.09.2008 r.		

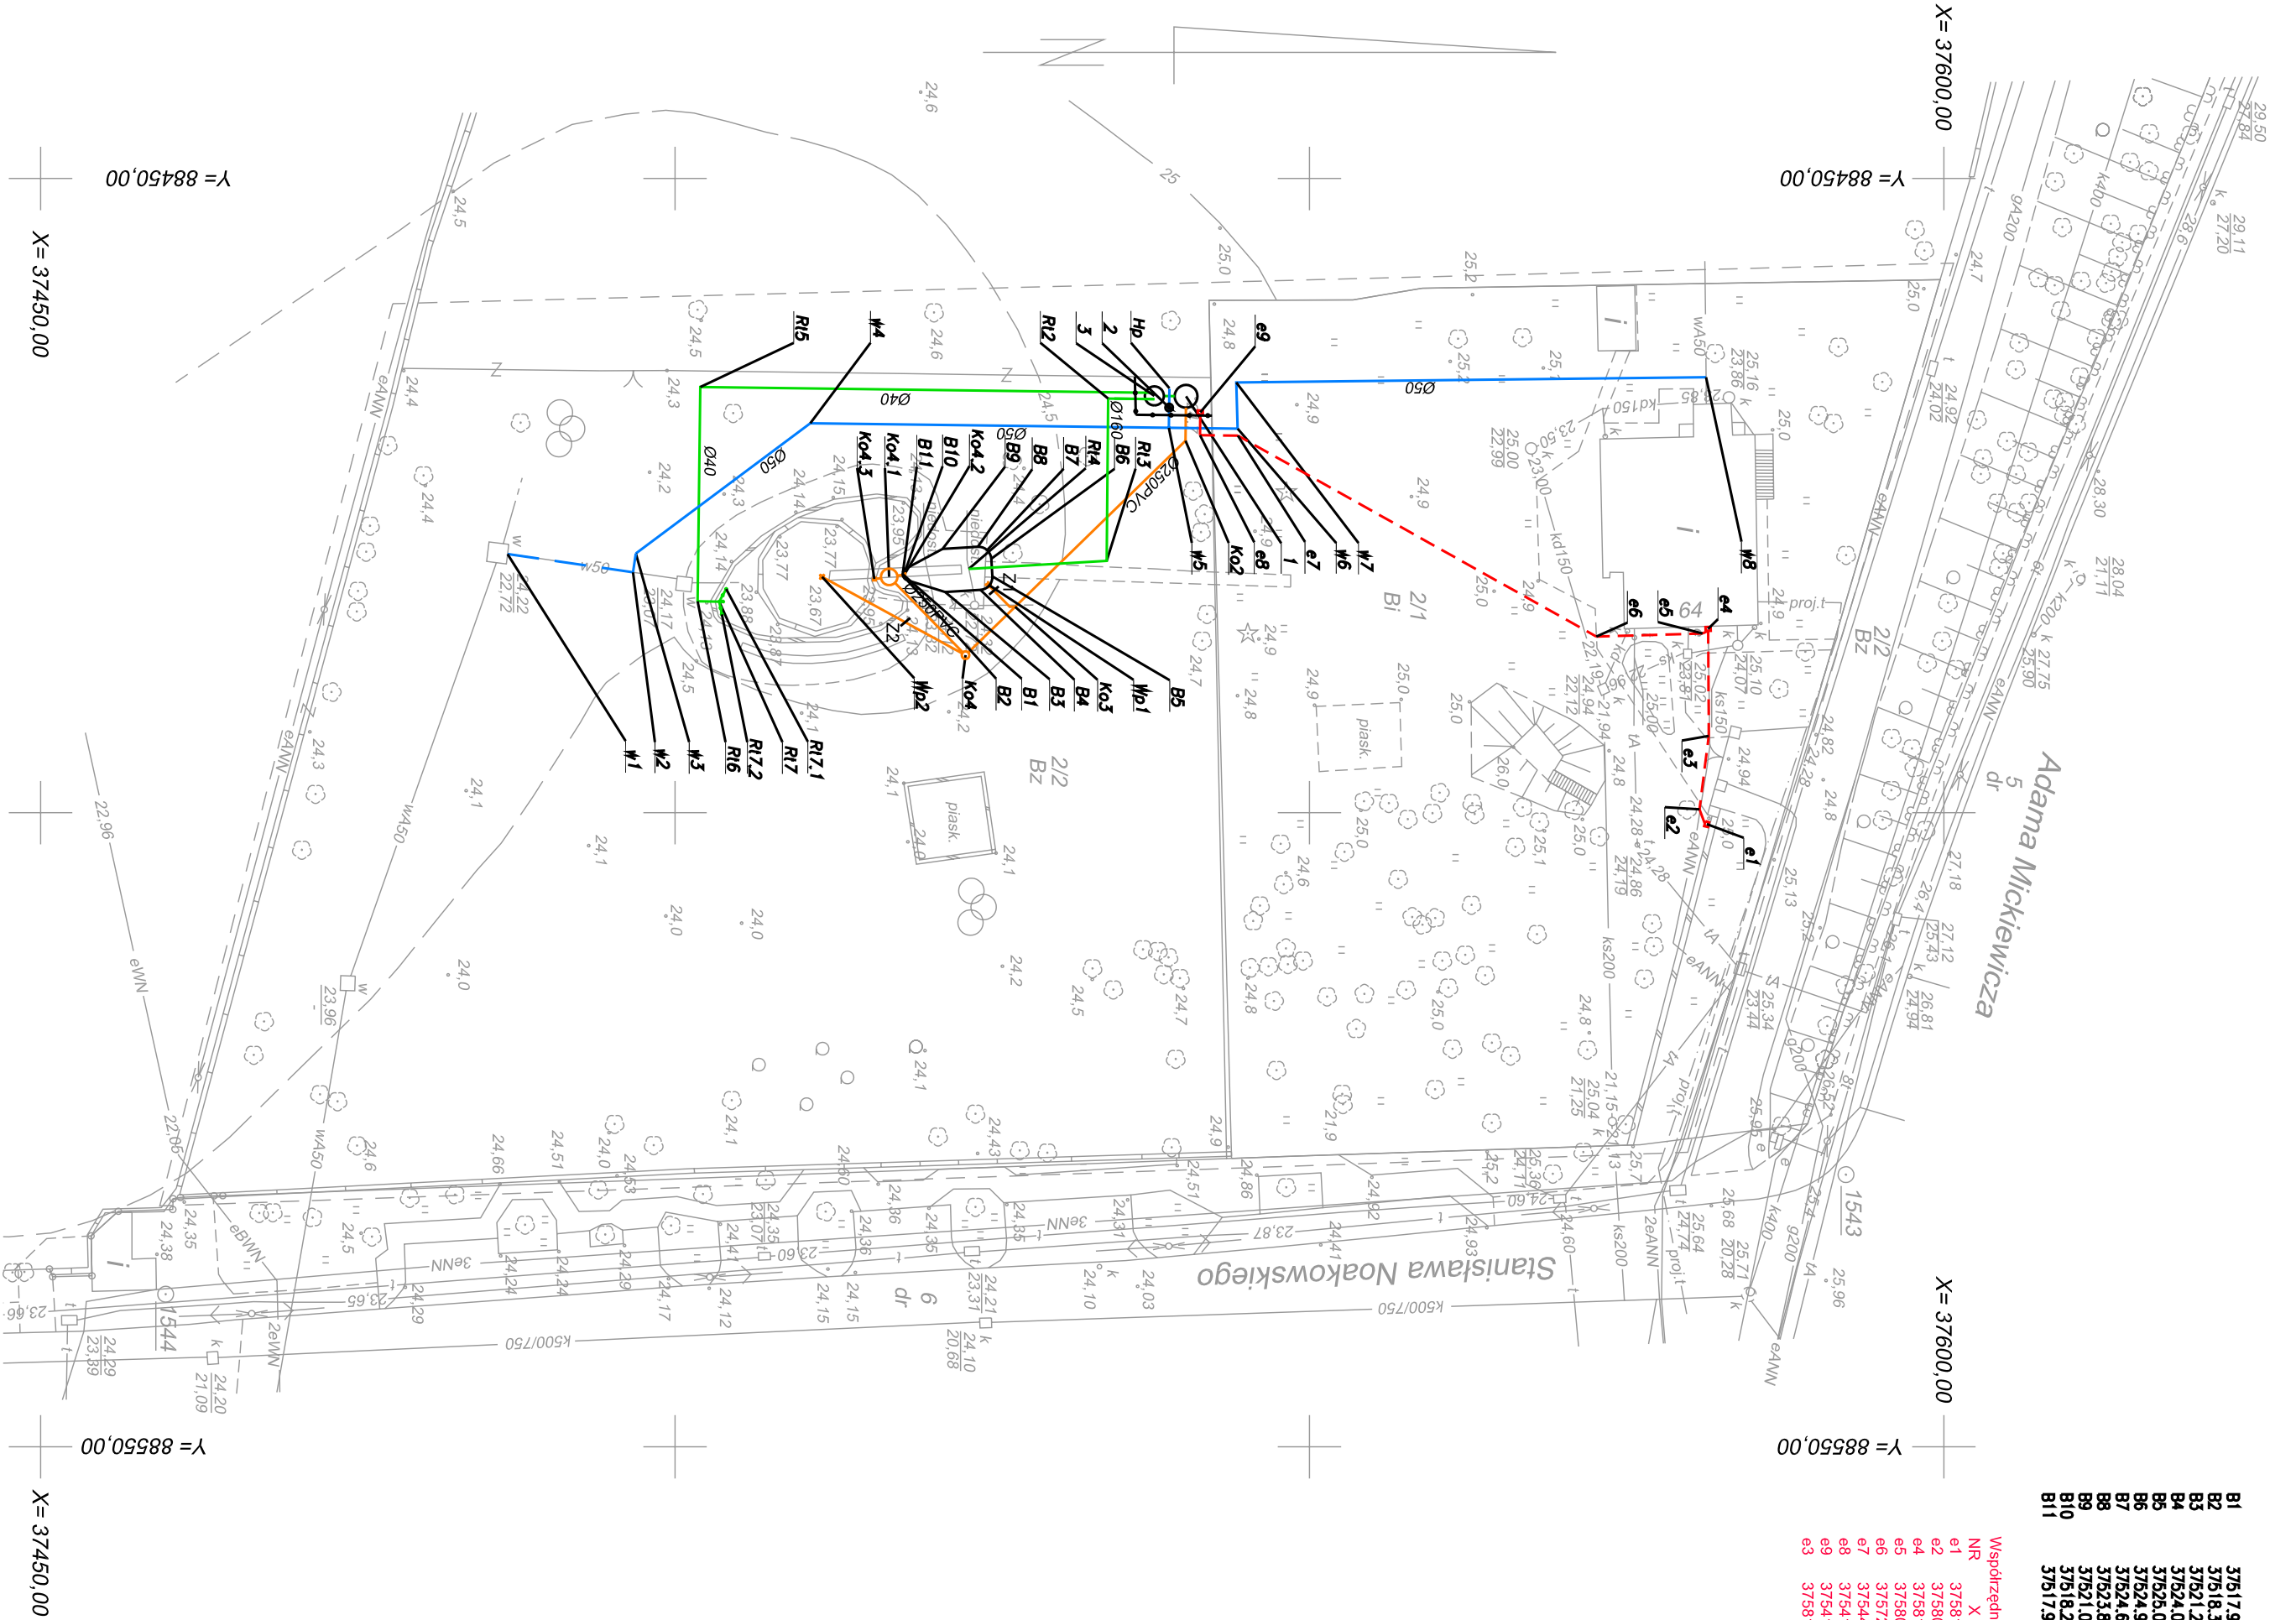

INFORMACJE PROJEKTOWE :	
TOP-EKO PRACOWNIA PROJEKTOWA ul. Dąbrowskiego 2a, 70-206 Szczecin tel. (091) 423-15-55 biuro@top-eko.pl www.top-eko.pl	
autor i projektował: mgr inż. Bogusław Wójcicki upr. nr 2375/03, 27/5/03 Opieka Główna upr. nr 1495/05, 47/5/04	
opracował: mgr inż. Jolanta Bók mgr inż. Bartłomiej Juszkiewicz	
sprawdził: mgr inż. Michał Giegr upr. nr 705/5/2002 mgr inż. W. Ruczyński upr. nr 4075/94	
inwestor: ZAKŁAD USŁUG KOMUNALNYCH ul. KU SKOKU 126a, 71-080 SZCZECIN	
nazwa inwestycji/adres: PRZECISKANIE SIATEK IECIA BUDYNKU WPRĘCZKO NA FONTANIE W PARKU NOAKOWSKIEGO W SZCZECINIE	
tytuł opracowania: PROJEKT ZAGOSPODAROWANIA TERENU INSTALACJE TECHNOLOGICZNE FONTANY	
tytuł rysunku: PLANISZA ZBIORCZA SIĘCI	
miejscę i datę: Szczecin, sierpień 2008	
kod pko : 7301601	
skala : 1:500	
nr rys. : 01	