



PRZEKSZTAŁCENIE STAREJ NIECKI BASENIKU KĄPIELOWEGO
NA FONTANNĘ W PARKU NOAKOWSKIEGO W SZCZECINIE
STAŁOWE ELEMENTY FONTANNY

Skala 1:25

Dernica
stal 00H18N10

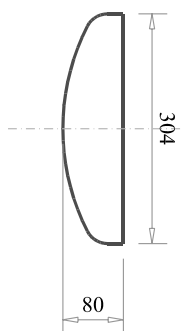


BLACHA PODSTAWY RURY
Skala 1:10

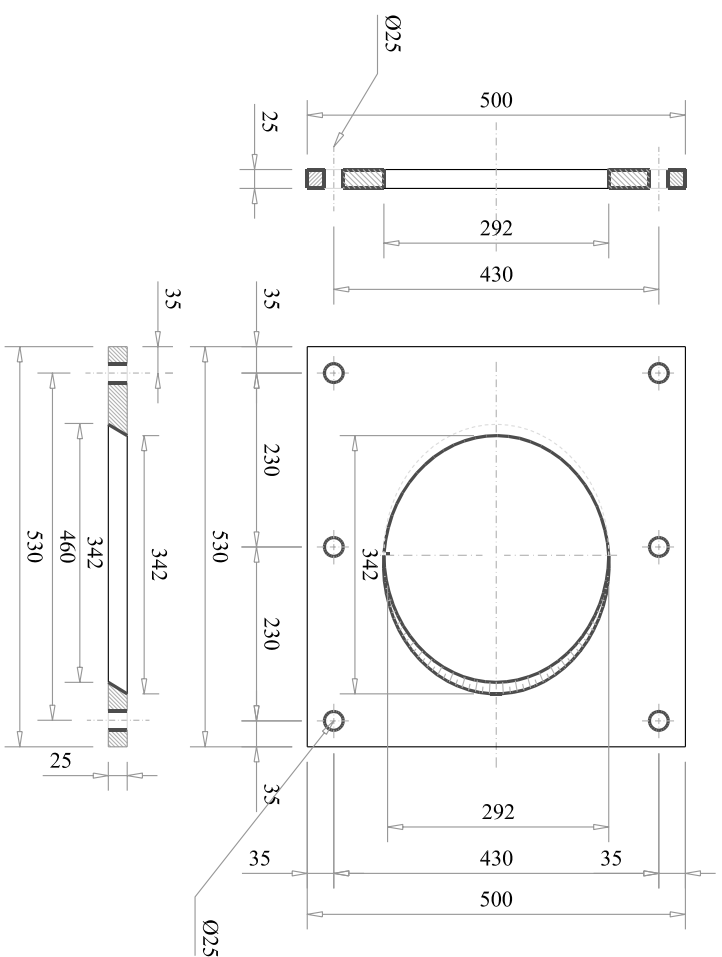


GÓRŃA RURA FONTANNY

Rura ze stali nierdzewnej
typu 0H18N9 lub 1H18N9T

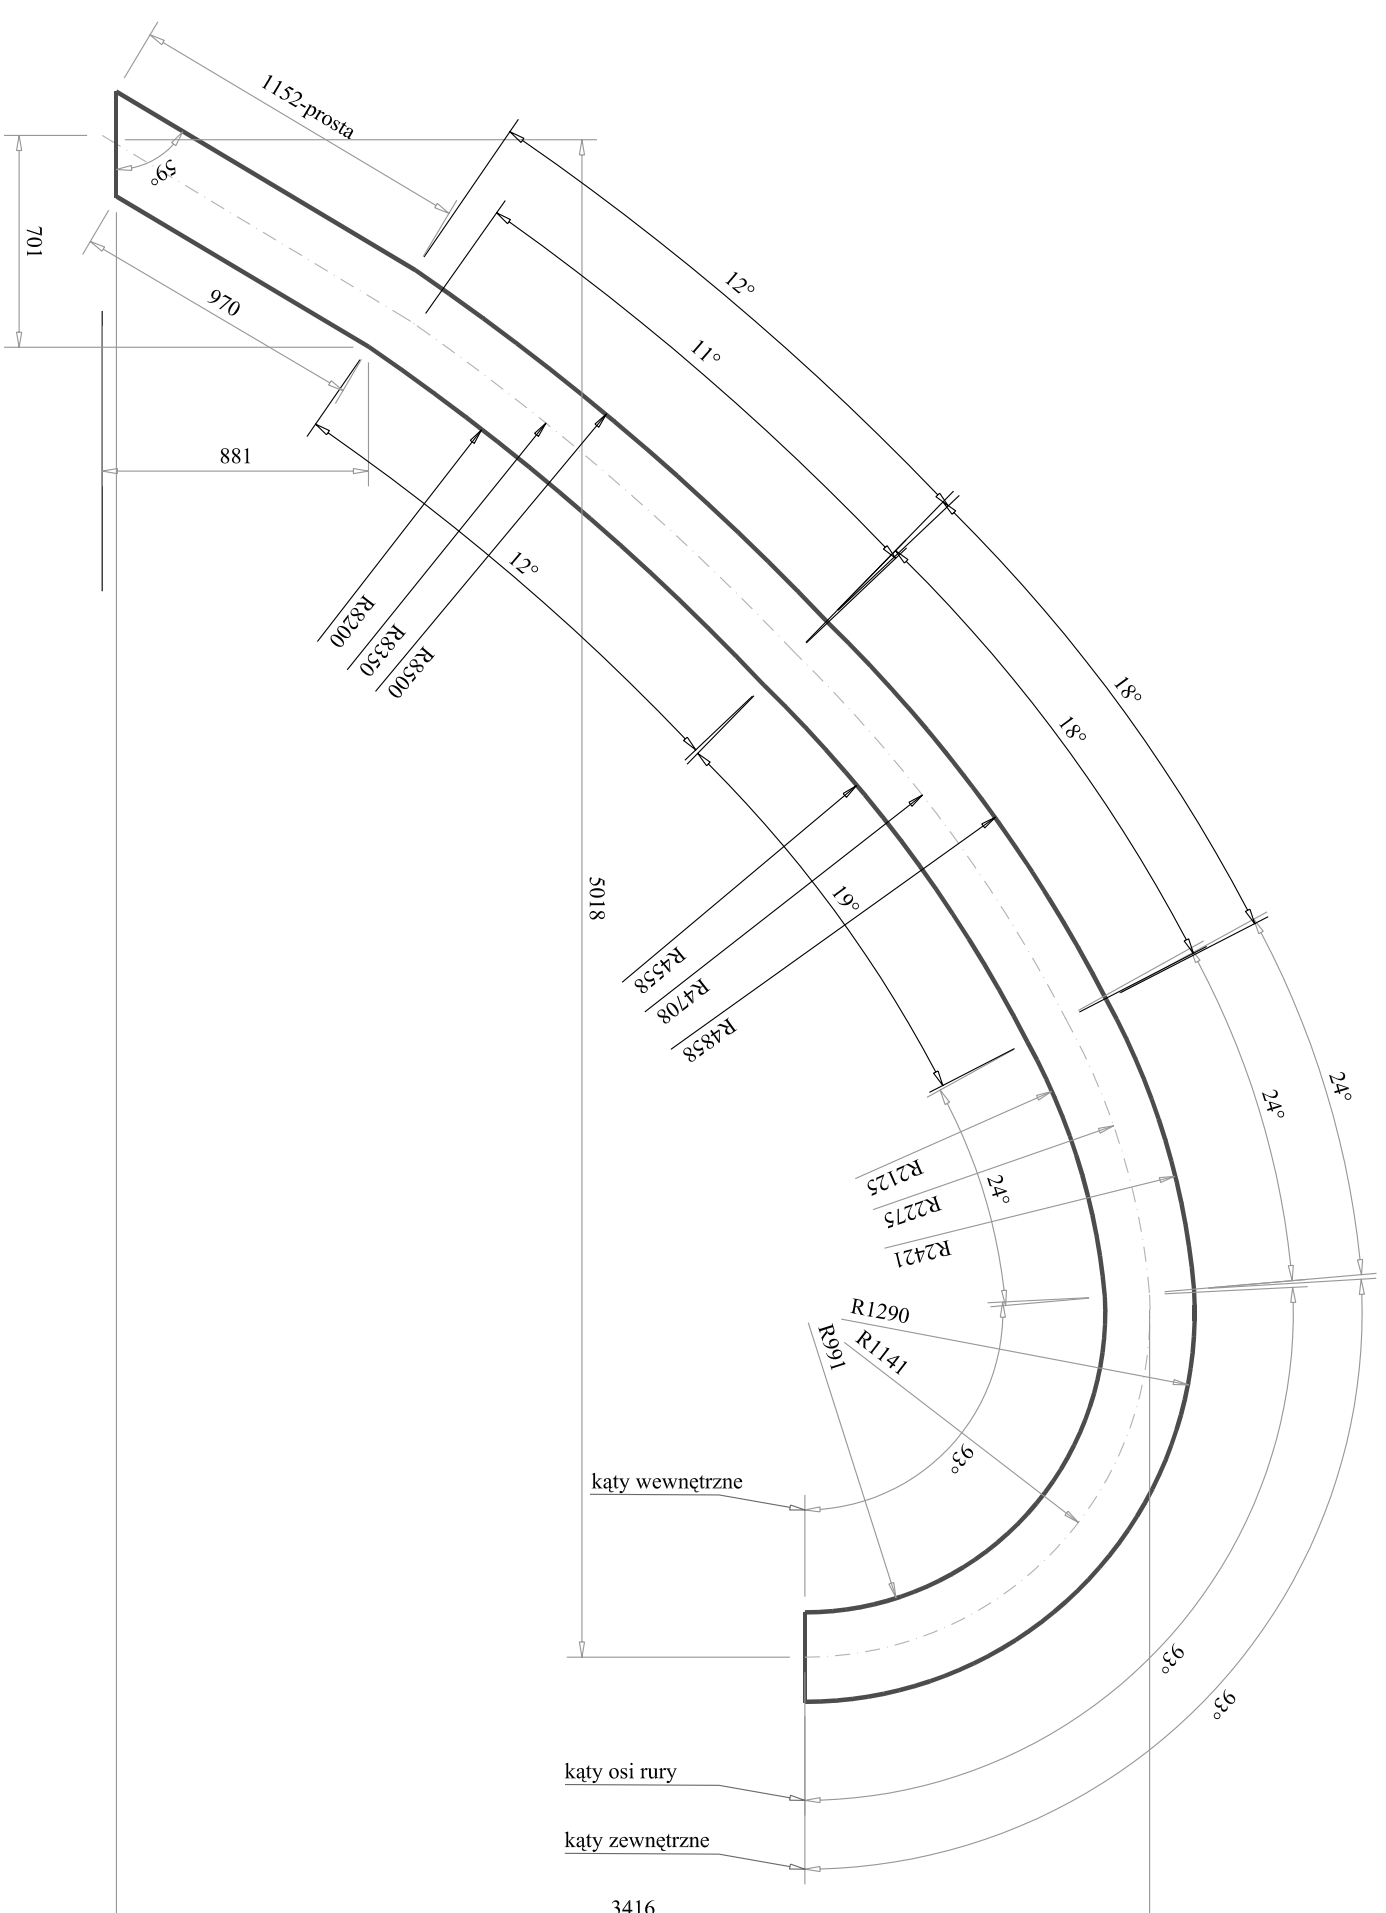

DOŁNA RURA FONTANNY

Rura ze stali nierdzewnej
typu 0H18N9 lub 1H18N9T

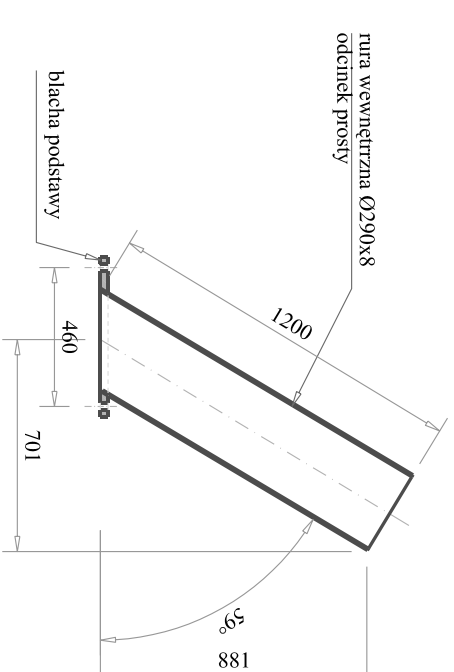

Beton :	B30
Chudy beton:	B7,5
Stal zbrojeniuwa	18G2
Stal strzemion	S10
Stal nierdzewna	OH18N
Zakład przewo zbrojeniuowych	60 średnic

[illegible]