


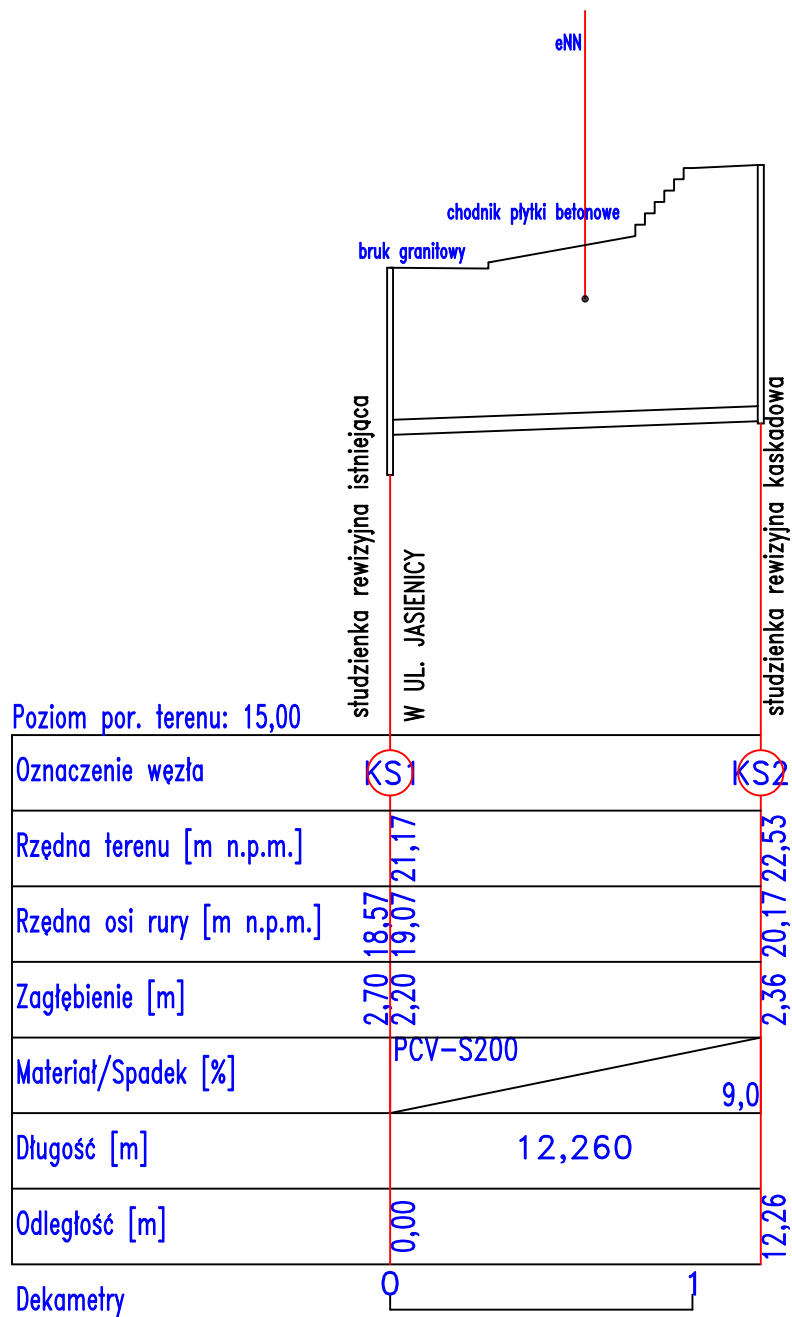

PROFIL PRZYŁĄCZA KANALIZACJI SANITARNEJ DO BUDYNKU

MAGDALENA SUKIENNIK PROJEKTOWANIE Pl. Lotników 1/12, 70-414 SZCZECIN, tel/fax 488 19 42, 433 26 97		NR ZLEC.: - DATA: 05.2006 SKALA: 1:100/250	
TREŚĆ: "OGRÓD RÓŻANY" I BUDYNEK ADMINISTRACYJNO-DYDAKTYCZNY SZCZECIN, ul. MOCZYŃSKIEGO 15, dz. nr 19/10, 28/1, dz. nr 23 OBR. 2138 ul. JASIEŃC, dz. nr 21, UL. ZALESKIEGO dz. nr 5 OBR. 2138 PB PRZYŁĄCZA WOD-KAN		NR RYS.: 3	
PROJEKTANT:	mgr. inż. Magdalena Sukiennik Nr upr: 65/Sz/9d		
SPRAWDZIE:	mgr. inż. Maria Nekanda-Trepka Nr upr: 69/Sz/75		