


OBIEKT: ul. Emilia Żegadłowicza działka nr 93/7 obr. 2001 m. Szczecin Woj. zachodniopomorskie	GeoBartS Bartosz Staniszewski ul. Fioletowa 26/8, 70–781 Szczecin tel. 0 606 73 98 68
SKALA: 1:500 Układ współrzędnych: Lokalny Miasta Szczecina Poziom odniesienia wysokości: Amsterdam	(nazwa jednostki wykonawstwa geodezyjnego)
Kierownik roboty: Grzegorz Staniszewski, nr upr. zaw. 15532 (imię, nazwisko, nr i zakres uprawnień)	Wykonano metodą: a) -taśmową- b) cyfrową Płyta CD nr Wielkość pliku data
Mapę do celów projektowych sporządzono przy wykorzystaniu: 1. mapy zasadniczej w skali 1:500, sekcje: 9-02 C-35, 45 2. danych branżowych części uzbrojenia podziemnego 3. pomiaru zieleni wysokiej i pomników przyrody oraz pomiaru innych obiektów wskazanych przez projektanta 4. opracowanych geodezyjnie elementów planu zagospodarowania przestrzennego (linie rozgraniczające, linie regulacyjne, osie ulic)	Wykonano w ramach pracy geodezyjnej: KERG nr: 1063/2009 W zakresie opracowania znajdują się punkty osnovy geodezyjnej nr: 1022, 1644, Rp 501 podlegające ochronie na podst. art. 15, art. 48 ust.1 pkt 3 ustawy Prawo geodezyjne i kartograficzne Granice i nr działek ewidencyjnych według danych MODGK w: Szczecinie z dnia: 07.04.2009r.
Na mapie do celów projektowych wykazano następujące uzgodnione przez ZUDP projekty sieci uzbrojenia terenu: 1. bruk	Rejestracja:
Informacje dodatkowe: 1. _____ - zakres pomiaru 2. Redakcja znaków zgodna z instrukcją techniczną K-1 (1979) / K-1 (Podstawowa Mapa Kraju z 1998r.) 3. Mapa nadaje się do celów projektowych w zakresie pomiaru 4. Stopień kartometryczności mapy do celów projektowych jest zgodny z przepisami instrukcji technicznej K-1 (1979) / K-1 (Podstawowa Mapa Kraju z 1998r.) 5. Wszystkie trwałe obiekty budowlane podlegają wytyczeniu przez jednostkę wykonawstwa geodezyjnego. 6. Nie wyklucza się istnienia w terenie również uzbrojenia, o którym brak było informacji branżowych i nie zostało odnalezione w czasie inwentaryzacji geodezyjnej.	
Uzbrojenie opracowano na podstawie: 1. danych branżowych – z literą B 2. pośredniego ustalenia przebiegu aparaturą elektromagnetyczną – z literą A. 3. bezpośrednich pomiarów powykonawczych – bez litery W związku z tym w częściach 1 i 2 nie gwarantuje się kompletności, a dokładność położenia uzbrojenia na mapie może być niższa od dokładności kartometrycznej mapy.	
Aktualność mapy do celów projektowych na dzień: 16.06.2009r.	Bartosz Staniszewski (kierownik jednostki wykonawstwa geodezyjnego)

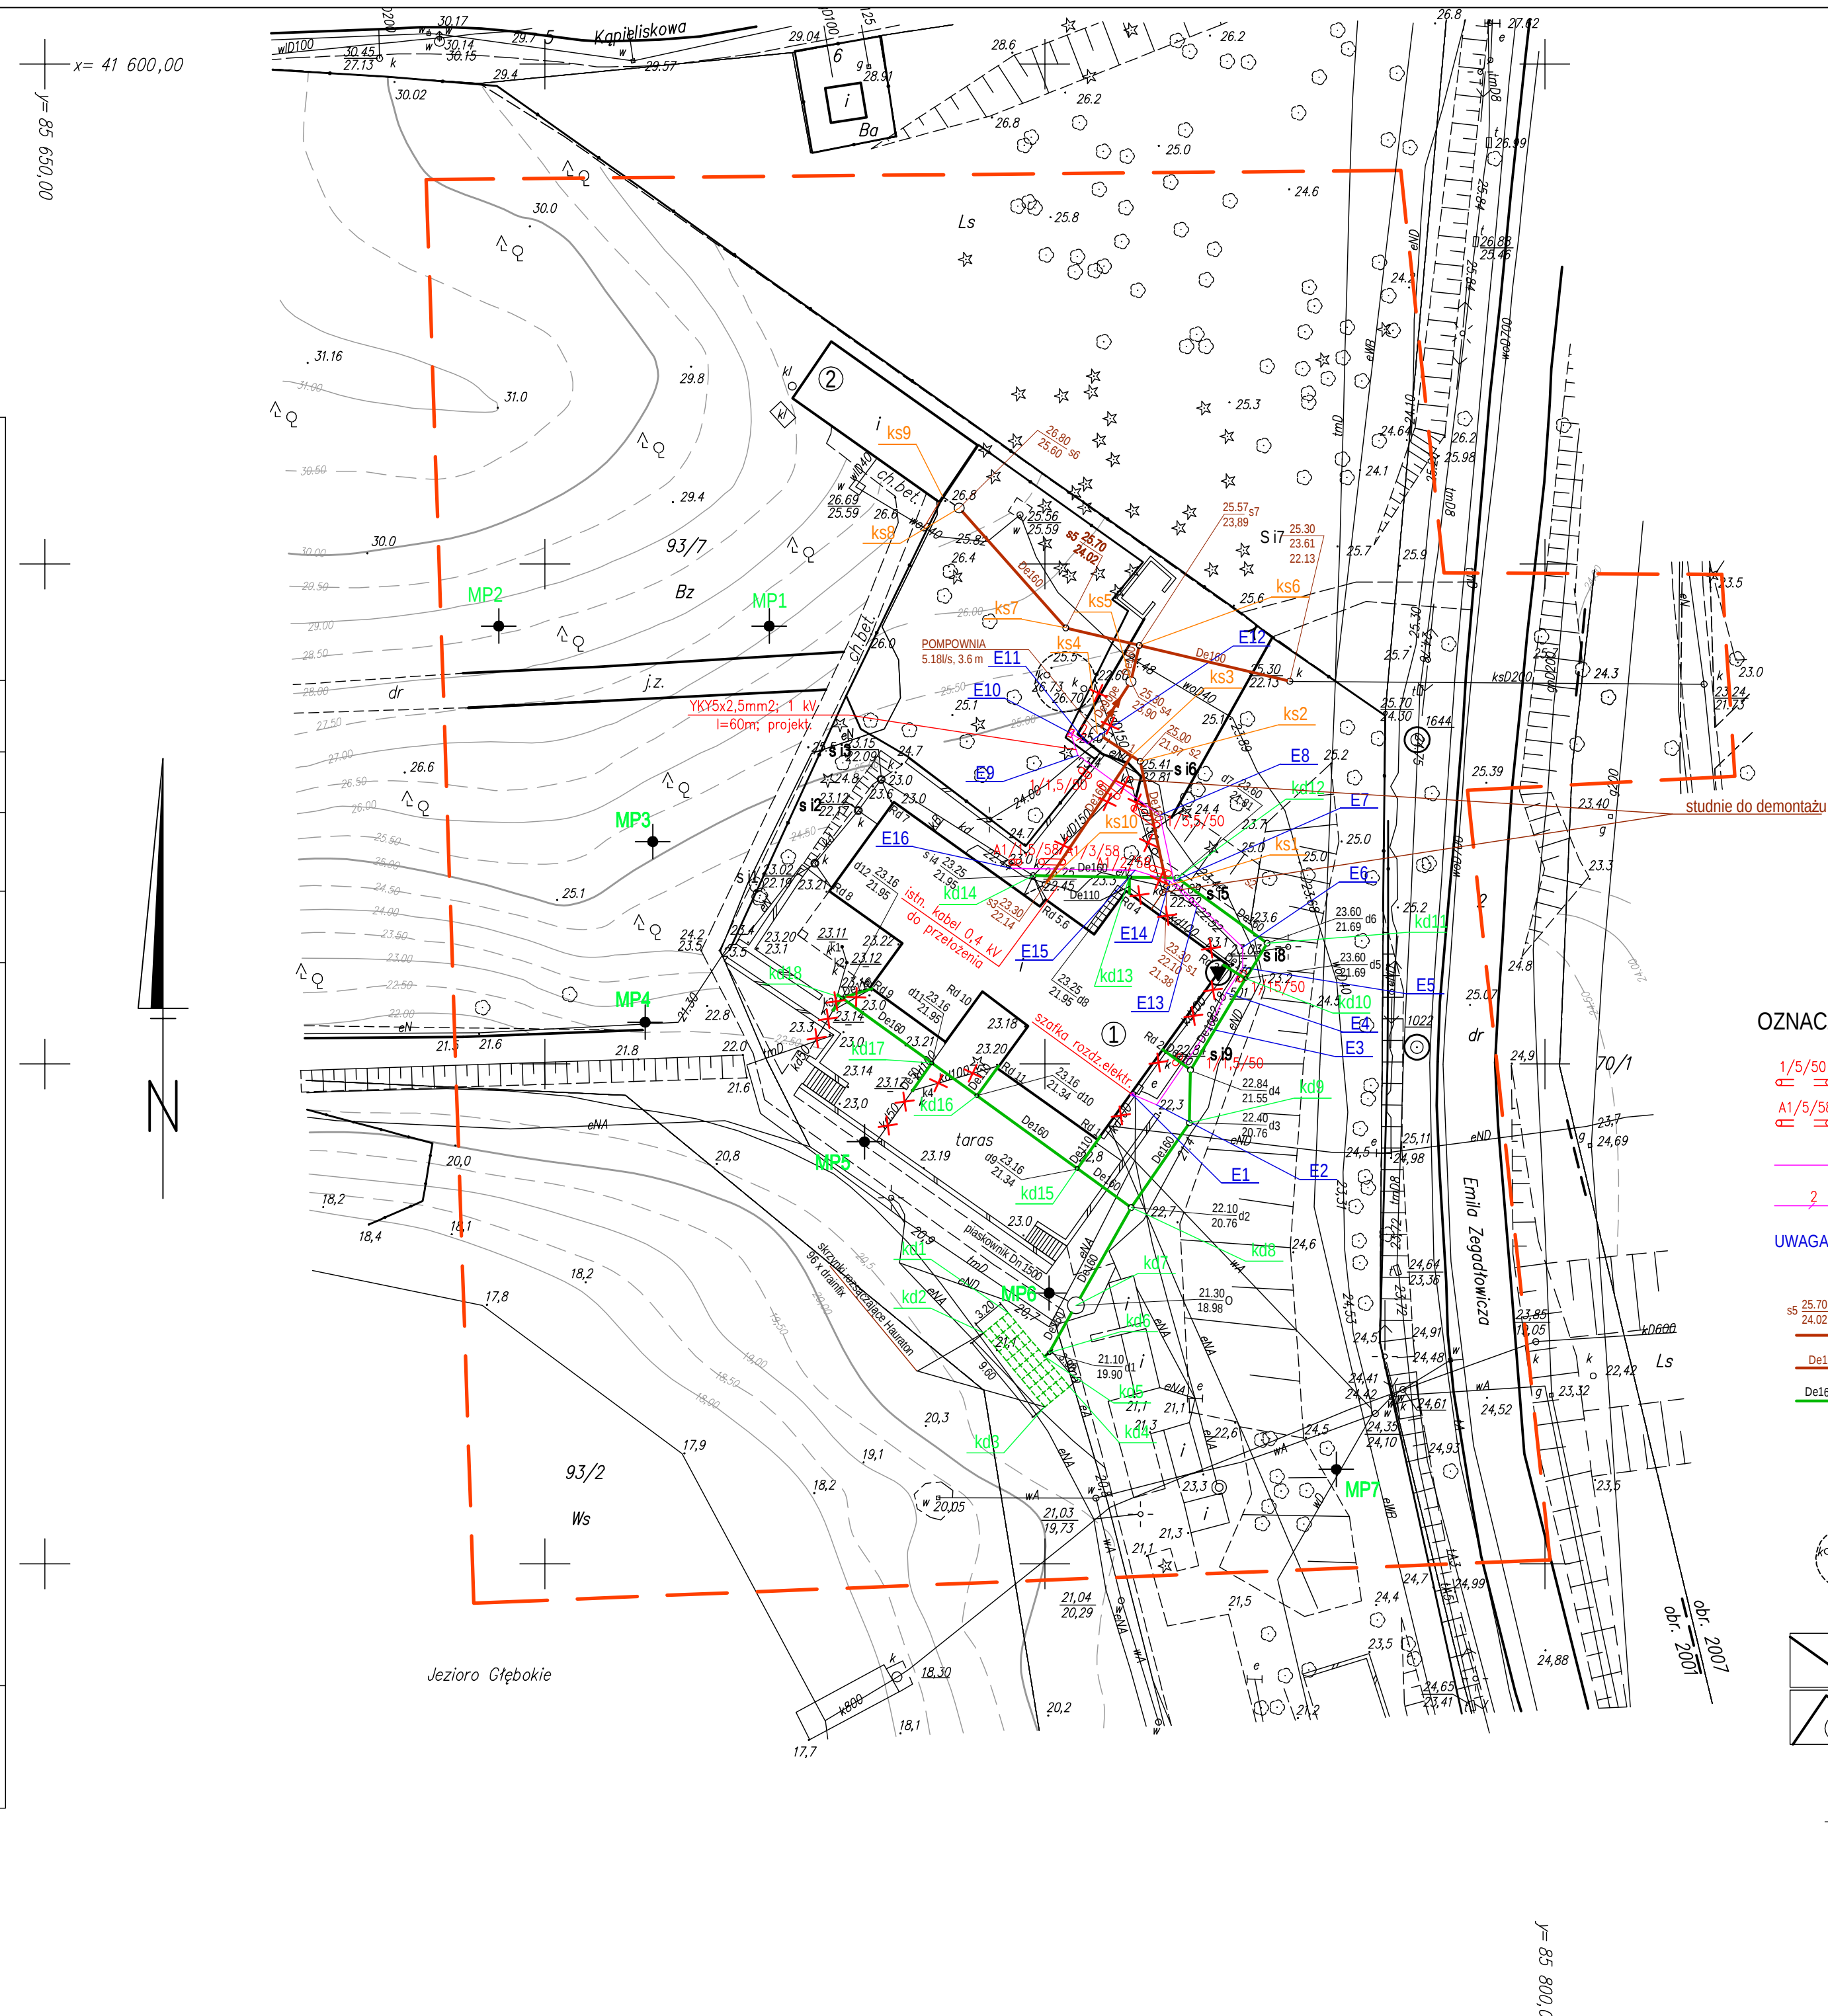

WSPÓŁRZĘDNE		
NR	X	Y
MP1	41543.80	85722.44
MP2	41543.80	85695.39
MP3	41522.24	85710.79
MP4	41504.18	85710.03
MP5	41492.22	85731.96
MP6	41477.09	85750.43
MP7	41459.46	85779.15

WSPÓŁRZĘDNE		
NR	X	Y
kd1	41475.12	85746.33
kd2	41473.12	85743.82
kd3	41465.65	85749.95
kd4	41467.73	85752.46
kd5	41470.73	85749.97
kd6	41471.12	85750.43
kd7	41475.86	85753.11
kd8	41485.65	85758.63
kd9	41494.10	85764.46
kd10	41508.55	85770.09
kd11	41512.06	85772.21
kd12	41518.61	85763.25
kd13	41518.69	85758.46
kd14	41518.84	85748.82
kd15	41489.55	85753.24
kd16	41496.83	85743.21
kd17	41500.10	85738.69
kd18	41506.60	85729.73
ks1	41517.75	85762.05
ks2	41530.27	85759.54
ks3	41530.83	85758.69
ks4	41533.07	85755.25
ks5	41538.25	85758.61
ks6	41541.87	85759.45
ks7	41543.62	85752.10
ks8	41555.61	85741.44
ks9	41556.73	85739.78
ks10	41517.93	85750.03
E1	41496.96	85758.74
E2	41495.91	85761.18
E3	41503.55	85766.40
E4	41507.12	85768.15
E5	41509.67	85769.78
E6	41511.67	85769.78
E7	41518.28	85762.90
E8	41524.88	85761.50
E9	41530.87	85753.32
E10	41533.09	85752.60
E11	41532.06	85754.26
E12	41532.44	85754.84
E13	41515.66	85765.19
E14	41518.28	85762.47
E15	41519.38	85759.03
E16	41519.57	85746.67

0ZNACZENIA: rura osłonowa Arot typu DVK-T 1-ilość przepustów; 5- długość przepustu; 50- średnica przepustu rura osłonowa dwudzielna Arot typu A pS 1-ilość przepustów; 5- długość przepustu; 58- średnica przepustu trasa linii kablowej 2 - ilość linii kablowych na trasie kablowej **UWAGA:** Istniejący kabel 0,4 kV na odcinku E13-E16 przełożyc

- PROJEKTOWANA INSTALACJA KANALIZACJI SANITARNEJ
- PROJEKTOWANA INSTALACJA KANALIZACJI SANITARNEJ
- PROJEKTOWANA INSTALACJA KANALIZACJI DESZCZOWEJ
- ISTNIEJĄCY WPUST KANALIZACYJNY
- ISTNIEJĄCA STUDNIA KANALIZACYJNA
- ISTNIEJĄCY PION DESZCZOWY

ISTNIEJĄCY ZBIORNIK BEZODPYPWOWY DO ŚCIEKÓW

- ISTNIEJĄCY BUDYNEK GŁÓWNY
- ISTNIEJĄCY BUDYNEK SZALETU

DEMONTAŻE

PIEZOMETR

Pracownicy Budowlana		70-781 SZCZECIN	
PROJEKT SERVICE SZCZECIN		ul. Seledynowa 20	
Zamawiający:	Zakład Usług Komunalnych ul. Kołkoń 125 A, 71-047 SZCZECIN		
Nazwa rysunku:	Plan instalacji kanalizacji sanitarnej Instalacji elektrycznej		
Nazwa opracowania:	przewidywa instalacji kanalizacyjnej na kapiełsku miejskim Głębokie przy ul. Zagładowskiej 1 w Szczecinie z uwzględnieniem istniejących elementów instalacji i sieci oraz urządzeń kanalizacyjnych		Data: lipiec 2009
Projektował:	mgr inż. Jan Ostaszczyński uprawnienia branżowe sanitarnie : 89/23/87 mgr inż. Jacek Rogowski uprawnienia branżowe elektryczne: 30/50/02 mgr inż. Jan Robjewski uprawnienia branżowe budowlane: 293/52/88		Skala: 1 : 500
Sprawdził:	mgr inż. Krystyna Kohler uprawnienia branżowe sanitarnie: 356/52/83 inż. Kłof Walski uprawnienia branżowe elektryczne: 47/59/76 inż. Barbara Bobkiewicz uprawnienia branżowe budowlane: NB-7210/99/79		Rysunek: rys. 1
			Opracowanie opracowania: 131/2009