


ZKP Sanitariaty

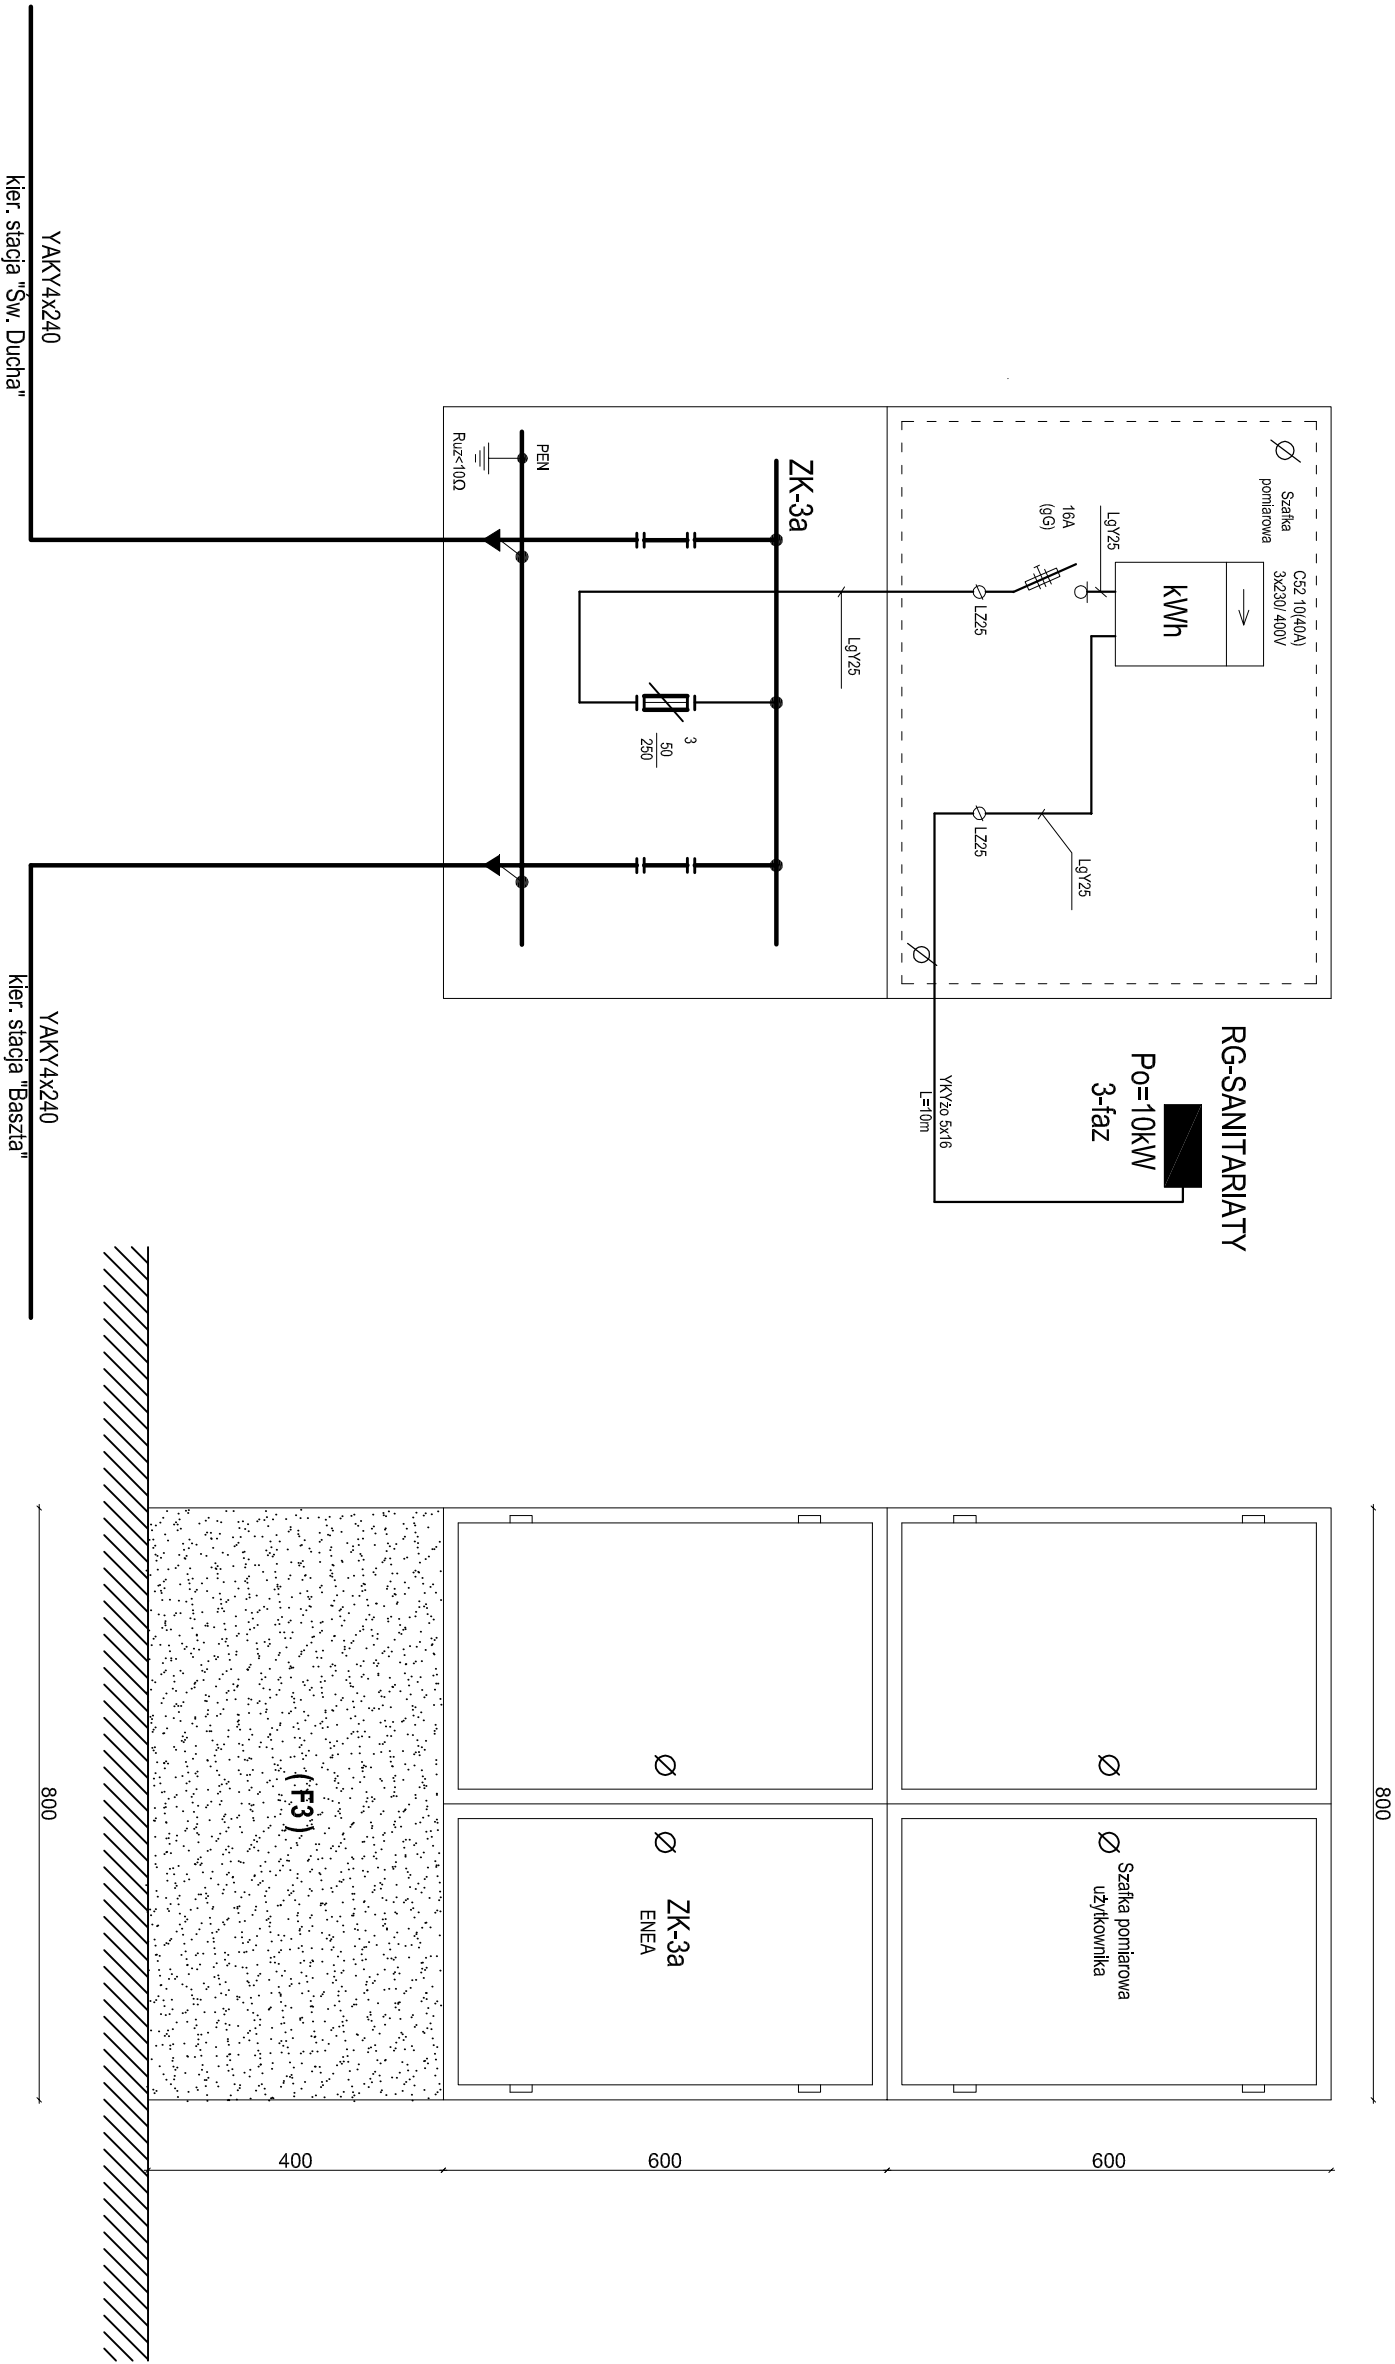

Uwagi:

1. Złącze kablowo-pomiarowe ZKP, IP34D/IK10 wg kat. PELMET, w obudowie izolacyjnej w II klasie ochrony
2. Lokalizacja złącza ZKP dla szalei / sanitariaty wg planu zagospodarowania terenu 1:500
3. Złącze ZKP zabudować w elewacji muru oporowego bezpośrednio przy projektowanym obiekcie
4. Ochrona przed porażeniem prądem elektrycznym - samoczynne wyłączenie zasilania zgodnie z PN-IEC 60364



BIURO PROJEKTOWO-INŻYNIERSKIE sp. z o.o.
UL. JAGIELLOŃSKA 69, 70-382 SZCZECIN
TEL./FAX (091) 462 40 91

USŁUGI PROJEKTOWE W ZAKRESIE
BUDOWNICTWA HYDROTECHNICZNEGO

mgr inż. Feliks Ziolkowski
71-276 Szczecin, ul. Reymonta 70
tel./fax: (091 46 77 815) e-mail: zirk@wpnet.pl

Remont i przebudowa nabrzeża Bulwar Piastowski-
-na odcinku od połączenia z Bulwarem Nadodrzańskim
do Trasy Żelazkowej w Szczecinie

ADRES INWESTYCJI

Bulwar Piastowski
(dz.nr 44 obr. 1037 dz.nr 10/ 9 obr. 1084 dz.nr 32 obr. 1029)
w Szczecinie

INWESTOR

Zakład Usług Komunalnych
ul. Ku Słońcu 125A
71-080 Szczecin

TYTUŁ RYSUNKU:
Schemat ideowy i rysunek montażowy
złącza kablowo pomiarowego ZKP

PROJEKTOWAŁ:

mgr inż. Jerzy Tyszkiewicz
upr.bud nr 126/Sz/79
w specjalności inż. elektrycznych

SPRAWDZIŁ:

inż. Tatiana Tymec
upr.bud nr 57/Sz/77
w specjalności inż. elektrycznych

BRANŻA: ELEKTRYCZNA

PROJEKT BUDOWLANO-WYKONAWCZY

SKALA: 1:10
DATA: PAŹDZIERNIK GRUDZIEŃ 2008
NR RYS. 10/1

PRAWA AUTORSKIE ZASTRZEŻONE.
PROJEKT TEN JEST CHRONIONY PRAWEM ZŁOŻENIA Z
USTĄPIONYMI PRAWAMI AUTORSKIMI. ZAMIAJĄCZYM
AUTORA JEST ZABRONIONE I PODLEGA KARZE.