


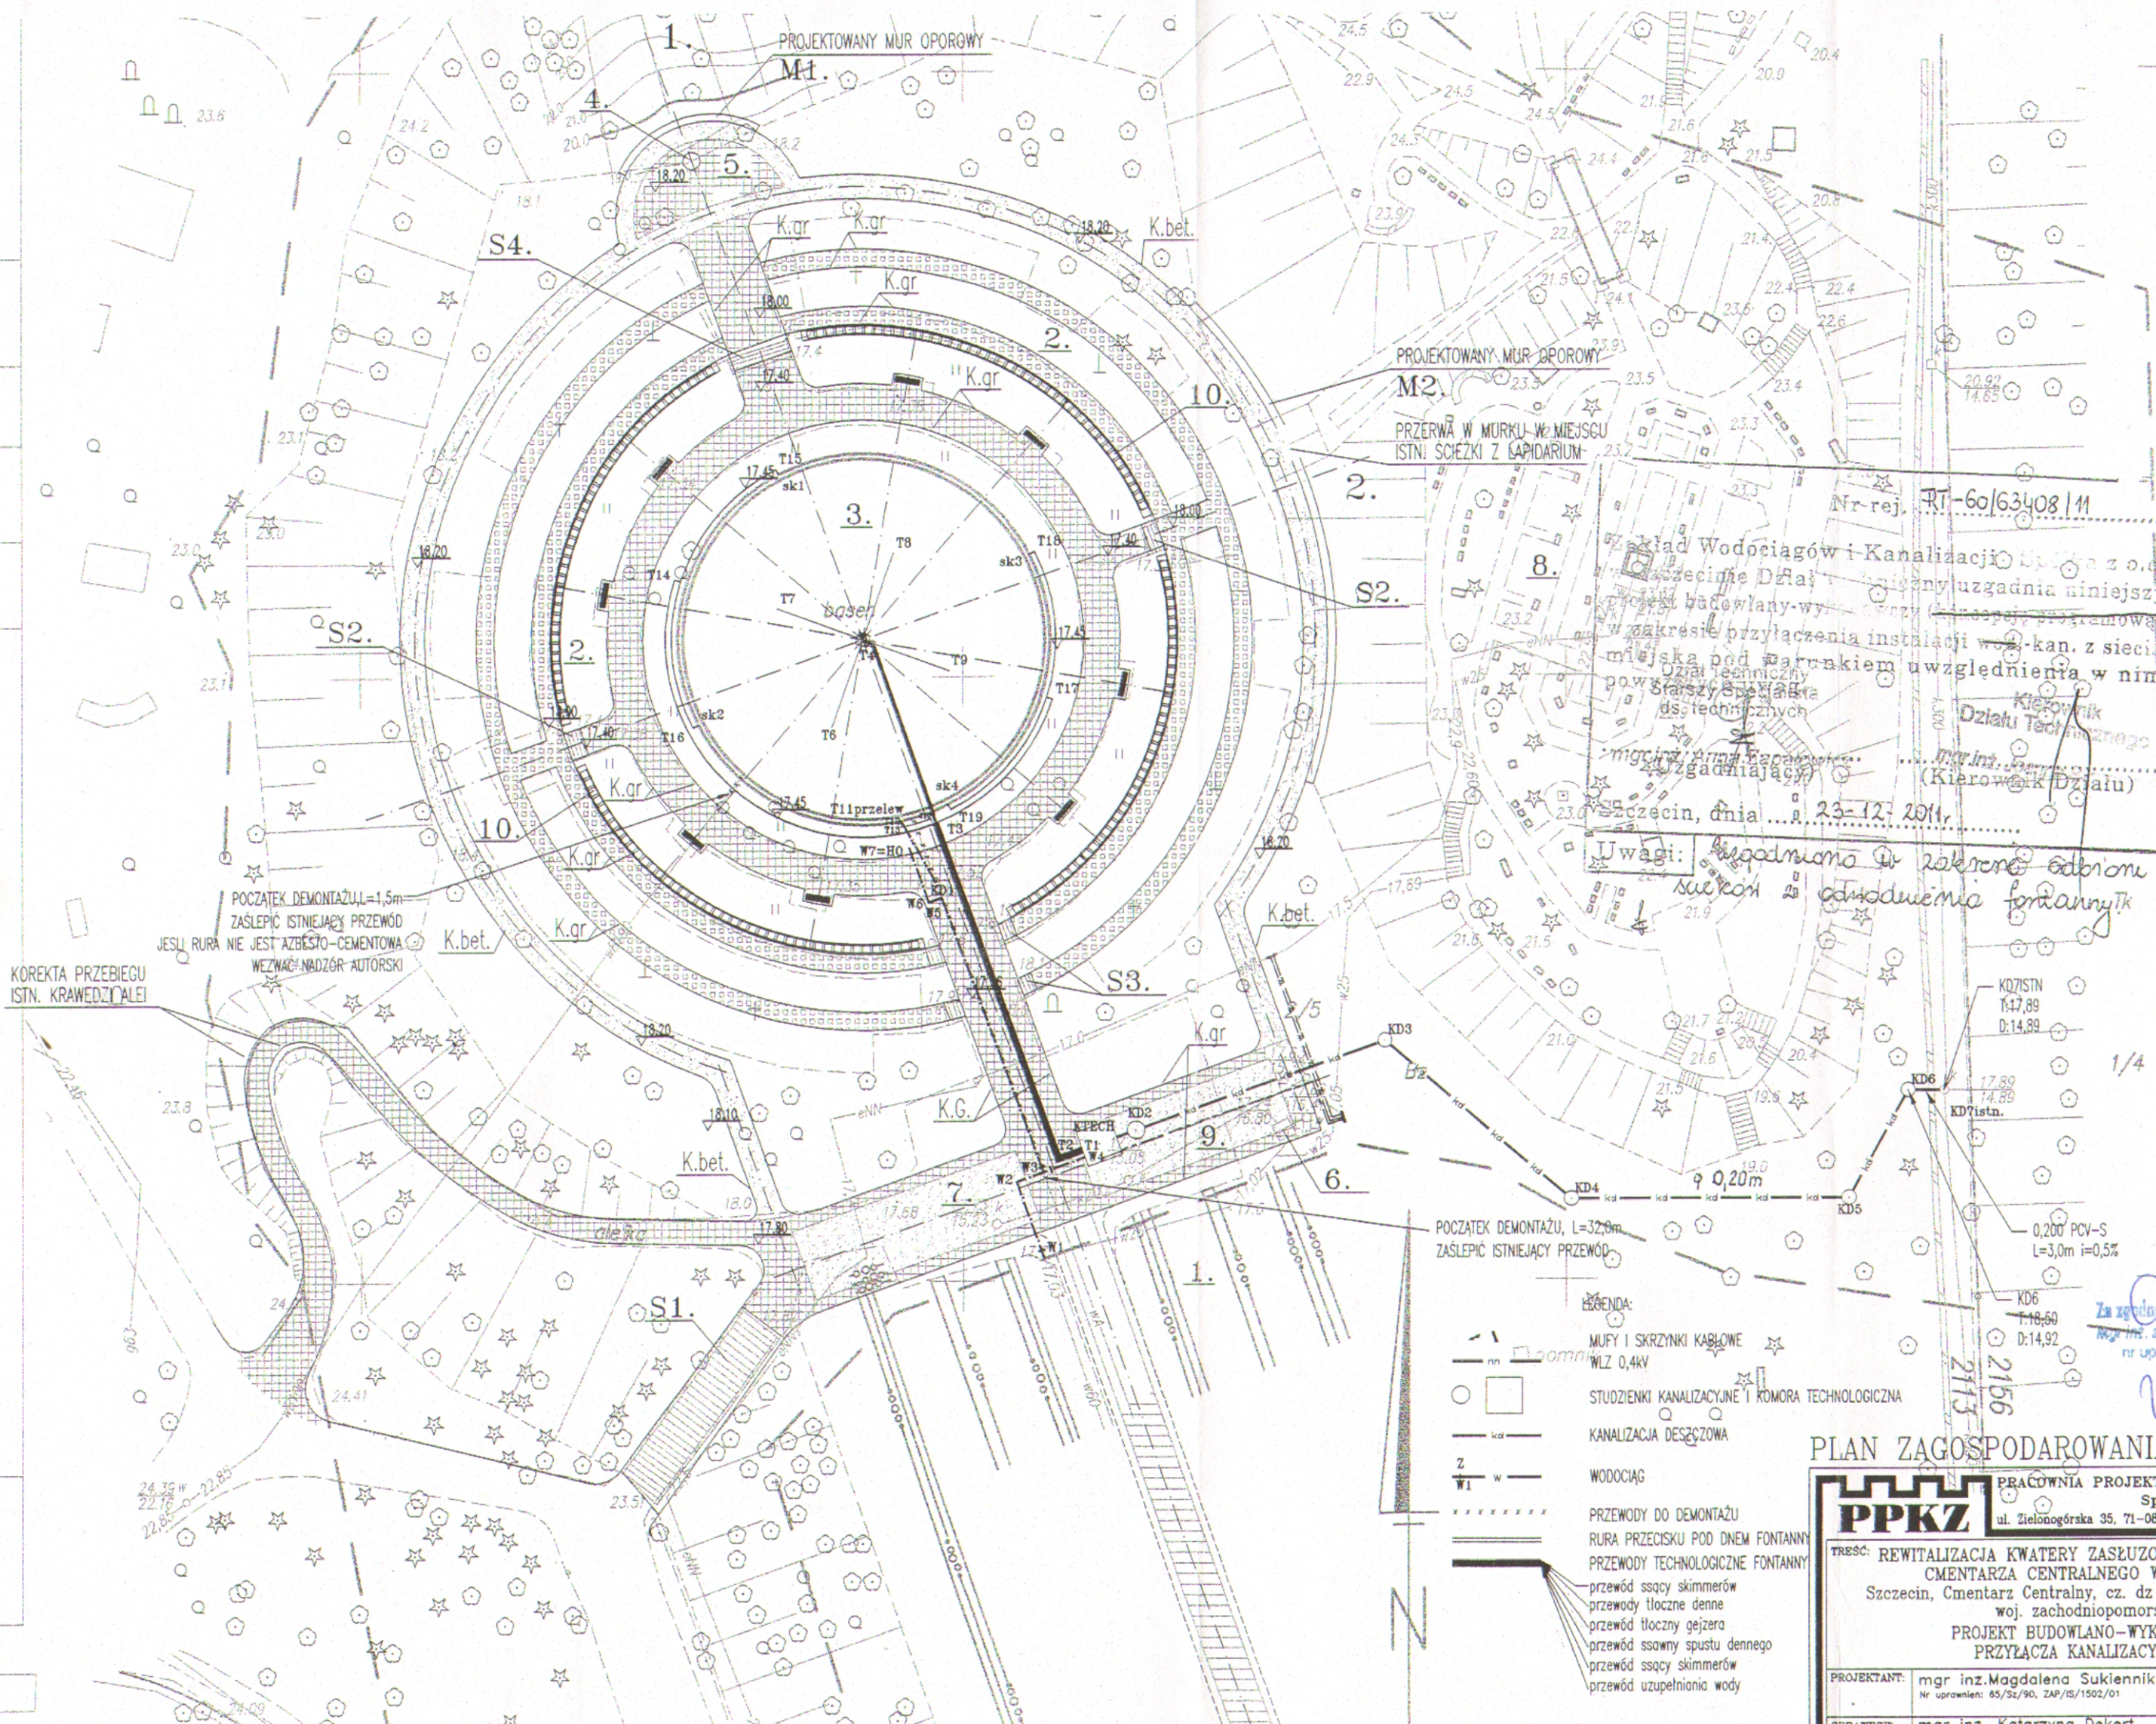

|                                  | X        | Y        |
|----------------------------------|----------|----------|
| Przewody technologiczne fontanny |          |          |
| KTECH                            | 35411.33 | 88461.15 |
| T1                               | 35410.78 | 88459.75 |
| T2                               | 35410.05 | 88457.72 |
| T3                               | 35437.90 | 88447.77 |
| T4                               | 35452.57 | 88442.53 |
| T5                               | 35453.10 | 88441.72 |
| T6                               | 35445.94 | 88439.16 |
| T7                               | 35455.66 | 88434.57 |
| T8                               | 35460.25 | 88444.29 |
| T9                               | 35450.53 | 88448.88 |
| T10                              | 35438.28 | 88447.37 |
| T11przel                         | 35438.09 | 88444.96 |
| T12                              | 35437.89 | 88445.00 |
| T13                              | 35437.57 | 88444.92 |
| T14                              | 35458.11 | 88426.16 |
| T15                              | 35467.20 | 88434.49 |
| T16                              | 35445.86 | 88427.62 |
| T17                              | 35448.12 | 88457.30 |
| T18                              | 35460.34 | 88455.83 |
| T19                              | 35439.02 | 88449.03 |
| sk1                              | 35466.76 | 88434.71 |
| sk2                              | 35446.09 | 88428.06 |
| sk3                              | 35460.11 | 88455.39 |
| sk4                              | 35439.47 | 88448.80 |
| Kanalizacja deszczowa            |          |          |
| KD7istn.                         | 35415.52 | 88531.37 |
| KD6                              | 35415.52 | 88528.37 |
| KD5                              | 35406.64 | 88523.58 |
| KD4                              | 35406.64 | 88500.42 |
| KD3                              | 35419.83 | 88484.95 |
| KD2                              | 35412.42 | 88464.21 |
| KD1                              | 35433.01 | 88447.75 |
| Wodociąg                         |          |          |
| W1                               | 35401.89 | 88456.57 |
| W2                               | 35408.18 | 88454.32 |
| W3                               | 35408.97 | 88456.53 |
| W4                               | 35410.20 | 88459.96 |
| W5                               | 35431.73 | 88448.27 |
| W6                               | 35431.34 | 88447.19 |
| W7=H0                            | 35435.83 | 88445.56 |
| WLZ 0,4kV                        |          |          |
| EM1                              | 35426.74 | 88475.50 |
| EM2                              | 35426.84 | 88475.74 |
| E1                               | 35413.12 | 88480.36 |
| E2                               | 35413.47 | 88481.41 |
| E3                               | 35416.50 | 88479.15 |
| E4                               | 35410.77 | 88462.94 |

**PLAN ZAGOSPODAROWANIA TERENU**

**PPKZ** PRACOWNIA PROJEKTOWA KONSERWACJI ZABYTKÓW Spółka z o.o.  
ul. Zielonogórska 35, 71-084 SZCZECIN, tel 4530922 tel/fax 4530850

TRZEC: REWITALIZACJA KWATERY ZASŁUŻONYCH NA TERENIE CMENTARZA CENTRALNEGO W SZCZECINIE  
Szczecin, Cmentarz Centralny, cz. dz nr 2/5, obręb 2113  
woj. zachodniopomorskie

PROJEKT BUDOWLANO-WYKONAWCZY PRZYŁĄCZA KANALIZACYJNEGO

PROJEKTANT: mgr inż. Magdalena Sukiennik  
Nr uprawnień: 65/Sz/90, ZAP/IS/1502/01

SPRAWDZIL: mgr inż. Katarzyna Dekert  
Nr uprawnień: 69/Sz/94, ZAP/IS/1572/01

NR ZLEC.: WT/H/6/2011  
DATA: 12.2011  
SKALA: 1:500  
NR RYS.: 1