


$$\begin{array}{l} X=35550.00 \\ Y=88400.00 \end{array}$$

X=35550.00
Y=83550.00

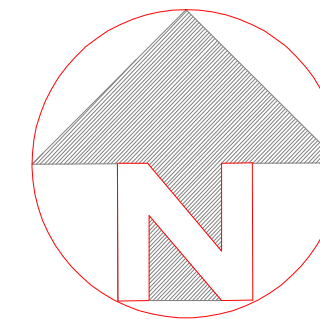

Szczecina

2

82
podziemnego
rzyrody oraz pomiaru innych

ch wykazano następujące
y sieci uzbrojenia

ch w zakresie pomiaru
elów projektowych jest zgodny z
379) / K-1 (Podstawowa Mapa

odlegają wytyczeniu przez

ównież uzbrojenia, o którym brak
odnaleziono w czasie

tawie:


elektromagnetyczną – z literą A.
ich – bez litery

uje się kompletności, a dokładność od dokładności kartometrycznej mapy.

ektowych na dzień:

Piotr Sieczkiewicz

(kierownik jednostki wykonawstwa geodezyjnego)

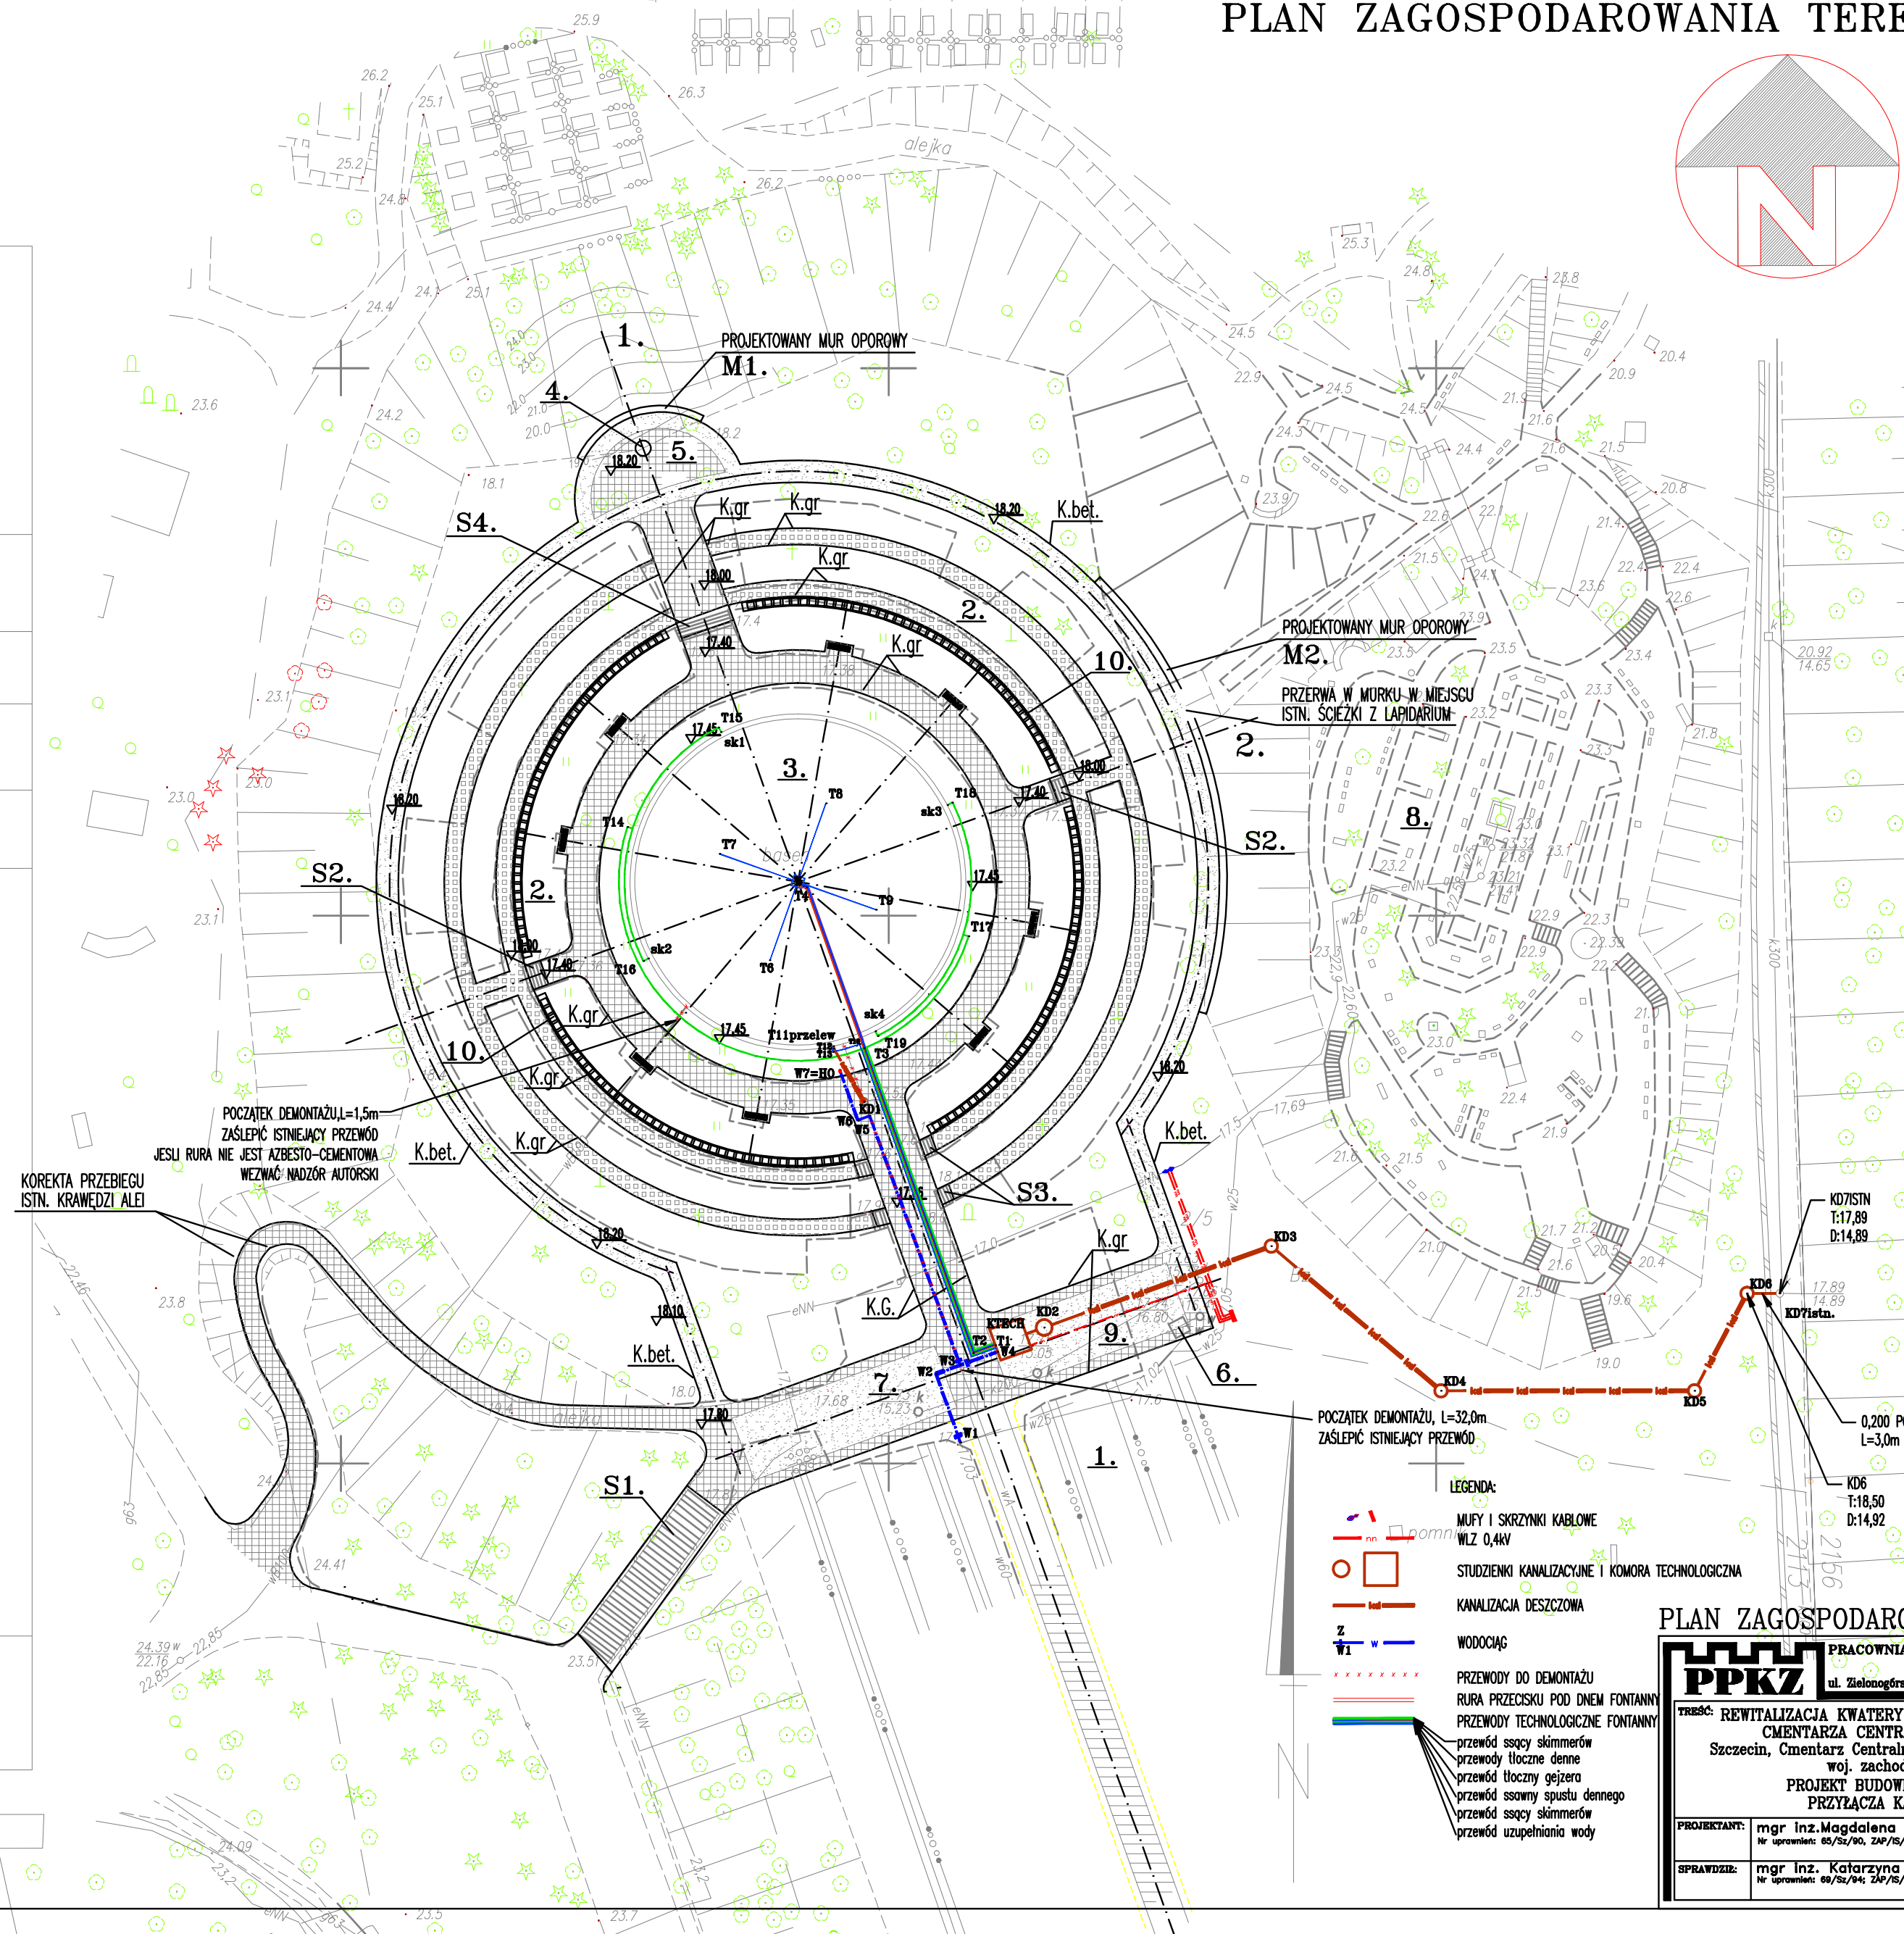

	X	Y
Przewody technologiczne fontanny		
KTECH	35411.33	88461.15
T1	35410.78	88459.75
T2	35410.05	88457.72
T3	35437.90	88447.77
T4	35452.57	88442.53
T5	35453.10	88441.72
T6	35454.96	88439.16
T7	35455.66	88434.57
T8	35460.25	88444.29
T9	35450.53	88446.88
T10	35438.28	88447.38
T11przel	35436.09	88444.96
T12	35437.89	88445.00
T13	35437.57	88444.92
T14	35458.11	88426.16
T15	35467.20	88434.49
T16	35445.86	88427.62
T17	35448.12	88457.30
T18	35460.34	88455.83
T19	35439.02	88449.03
sk1	35466.76	88434.71
sk2	35446.09	88428.06
sk3	35460.11	88455.39
sk4	35439.47	88448.80
Kanalizacja deszczowa		
KD7strn.	35415.52	88531.37
KD6	35415.52	88528.37
KD5	35406.64	88523.58
KD4	35406.64	88500.42
KD3	35419.83	88484.95
KD2	35412.42	88464.21
KD1	35433.01	88447.75
Wodociąg		
W1	35401.89	88456.57
W2	35408.18	88454.32
W3	35408.97	88456.53
W4	35410.20	88459.96
W5	35431.73	88448.27
W6	35431.34	88447.19
W7=H0	35435.83	88445.56
WLZ 0,4kW		
EW1	35426.74	88475.50
EW2	35426.84	88475.74
E1	35413.12	88480.36
E2	35413.47	88481.41
E3	35416.50	88479.15
E4	35410.77	88462.94

PLAN ZAGOSPODAROWANIA TERENU

	PRACOWNIA PROJEKTOWA KONSERWACJI ZABYTEKOW Spółka z o.o. ul. Zielonogórska 35, 71-064 SZCZECIN, tel/4530822 tel/fax 4530850	
	Tłumaczenie z języka angielskiego na język polski z załącznika nr 1 do rozporządzenia Ministra Kultury i Dziedzictwa Narodowego z dnia 20 lutego 2018 r. (Dz. U. z 2018 r. poz. 100)	
TEMAT: REWITALIZACJA KWATERY ZASELIZOWANYCH NA TERENIE CMENTARZA CENTRALNEGO W SZCZECINIE Szczecin, Cmentarz Centralny, cz. dz nr 2/5, obrob 2113 woj. zachodniopomorskie PROJEKT BUDOWLANO-WYKONAWCZY PRZYŁĄCZA KANALIZACYJNEGO		NR ZLEC. W/H/6/2011 TATNA: 12.2011
PROJEKTANT: mgr inż. Magdalena Sukniennik Nr uprawnień: 65/Sz/90, ZAP/S/1902/01	SKALA: 1:500	
SPRAWDZICZ: mgr inż. Katarzyna Dekert Nr uprawnień: 69/Sz/94, ZAP/S/1872/01	NR RYS. 1.	