


ZASILANIE GEJZERA,DYSZ DENNYCH I ODPROWADZENIE ZE SPUSTU DENNEGO
UZUPEŁNIANIE WODY W NIECCE
POWROTY ZE SKIMMERÓW

ZASILANIE GEJZERA,DYSZ DENNYCH I ODPROWADZENIE ZE SPUSTU DENNEGO

UZUPEŁNIANIE WODY W NIECCE

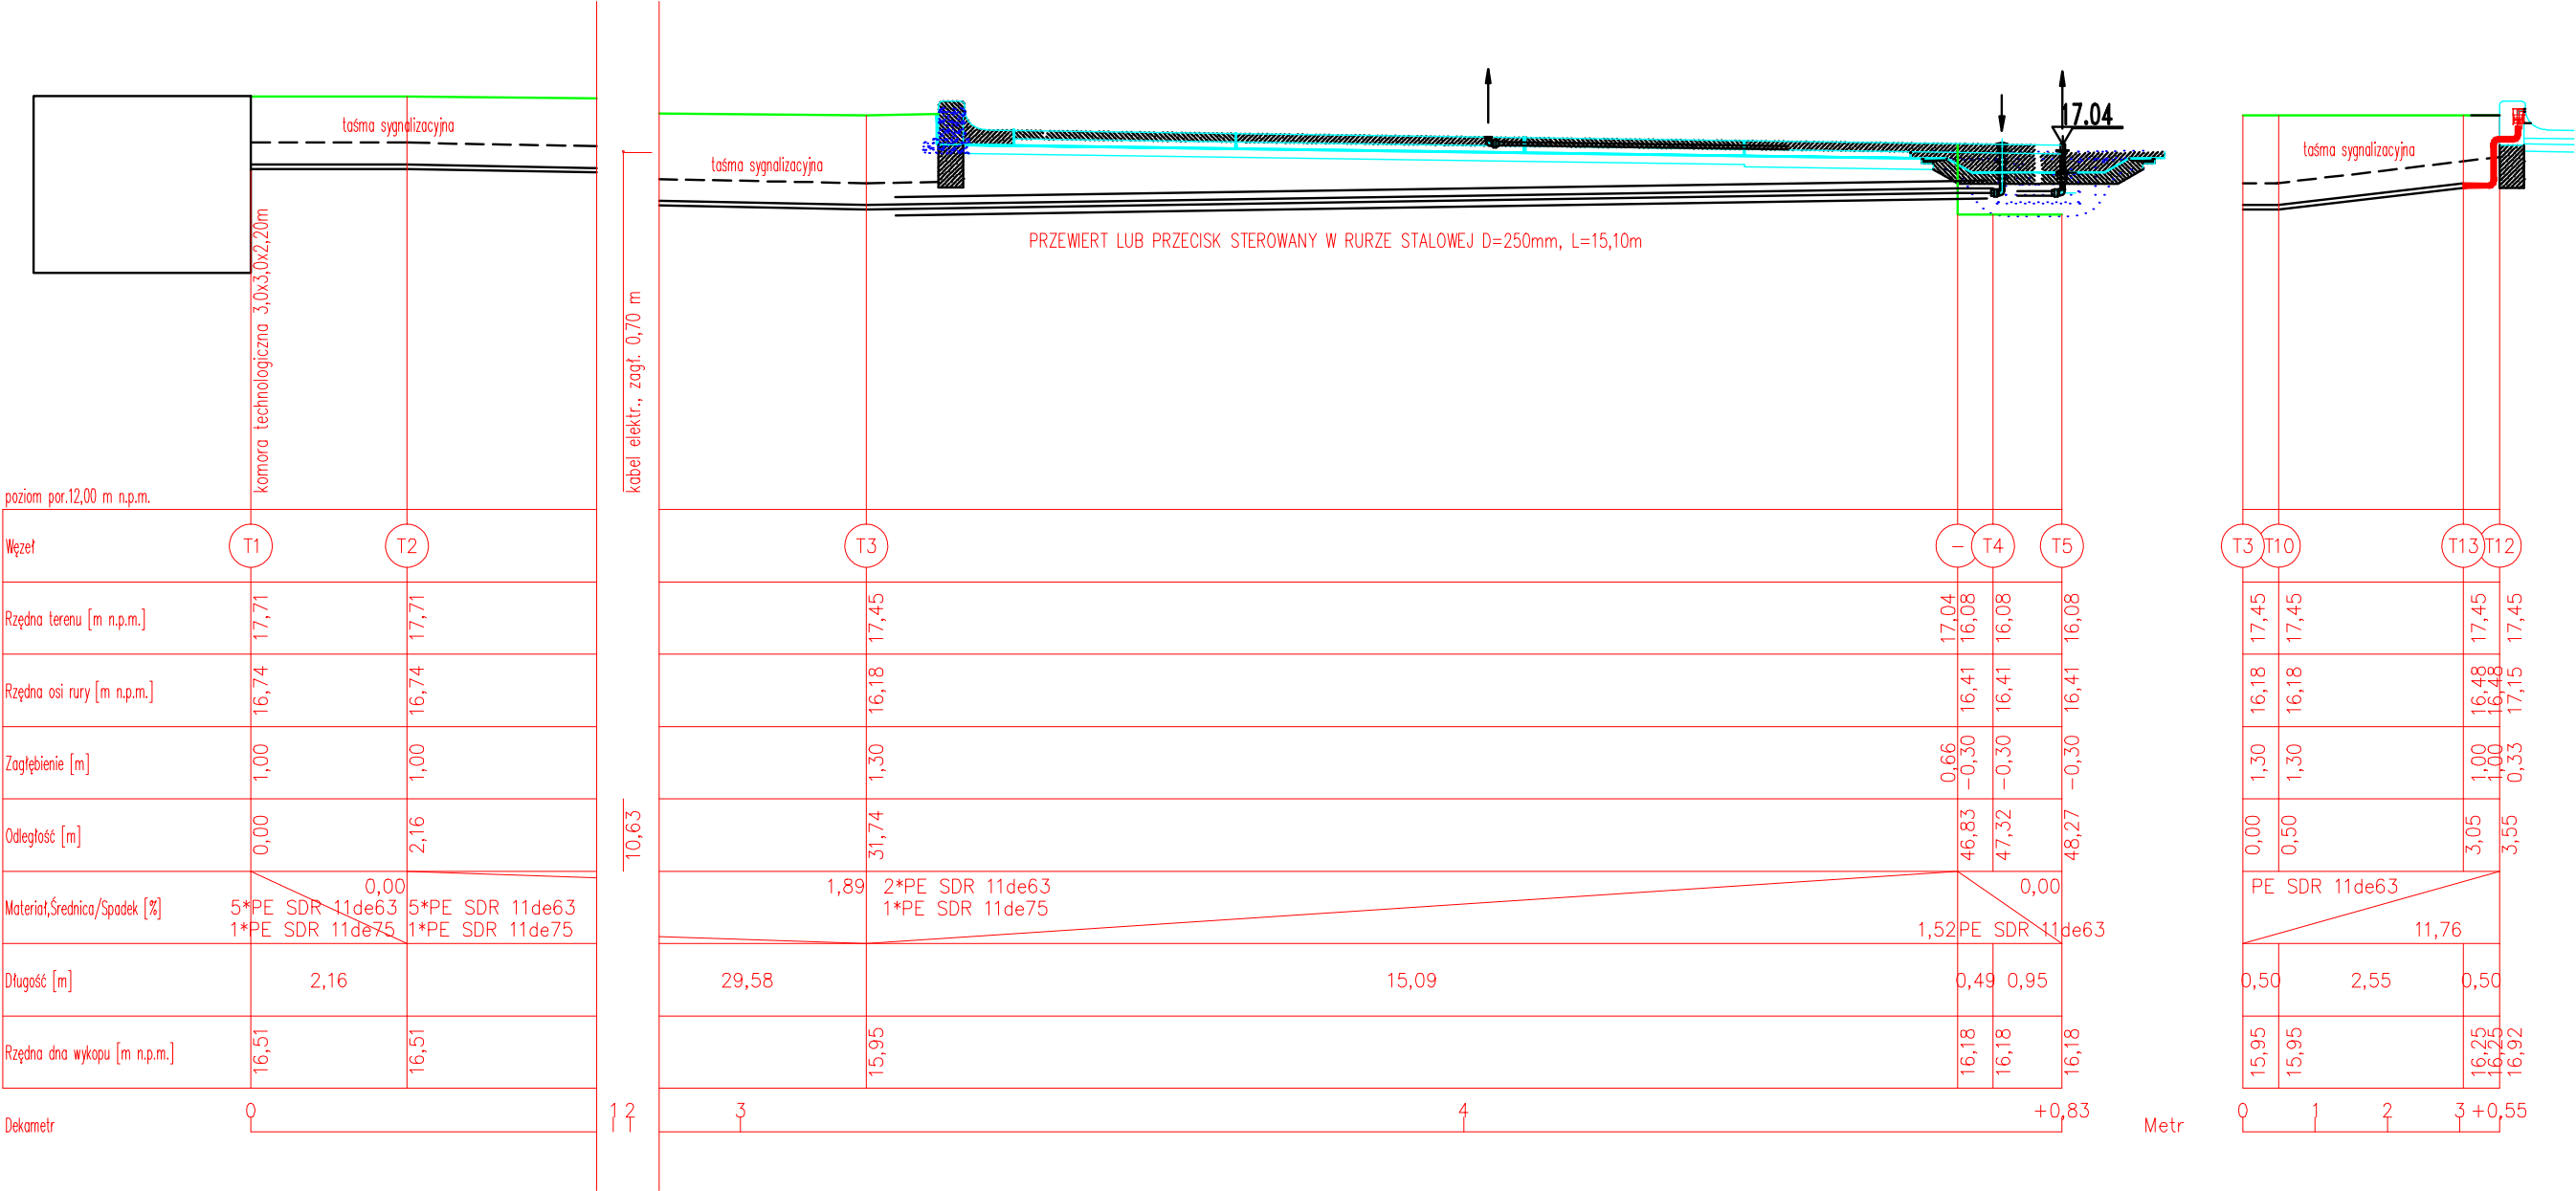

PROFIL RUROCIĄGÓW TECHNOLOGICZNYCH
OD KOMORY DO NIECKI FONTANNY

PPKZ

PRACOWNIA PROJEKTOWA KONSERWACJI ZABYTKÓW
Spółka z o.o.
ul. Zielonogórska 35, 71-084 SZCZECIN, tel 4530922 tel/fax 4530850

TREŚĆ: REWITALIZACJA KWATERY ZASŁUŻONYCH NA TERENIE CMENTARZA CENTRALNEGO W SZCZECINIE Szczecin, Cmentarz Centralny, cz. dz nr 2/5, obręb 2113 woj. zachodniopomorskie P.B. INSTALACJI ZEWNĘTRZNYCH WOD-KAN Z INSTALACJAMI TECHNOLOGICZNYMI FONTANNY		NR ZLEC.: WT/H/6/2011 DATA: 12.2011
PROJEKTANT: Nr uprawnień: 65/Sz/90, ZAP/IS/1502/01	mgr inż. Magdalena Sukiennik SKALA: 1:100	
SPRAWDZIE: Nr uprawnień: 69/Sz/94; ZAP/IS/1572/01	mgr inż. Katarzyna Dekert NR RYS.: 6.	