


PRZEWODY TECHNOLOGICZNE FONTANNY

- 63 PE przewód ssący skimmerów
- 75 PE przewody tłoczne denne
- 63 PE przewód tłoczny gejzera
- 63PE przewód ssawny spustu dennego
- 63PE przewód ssący skimmerów
- 63PE przewód uzupełniania wody

zasilanie wody 63 PE

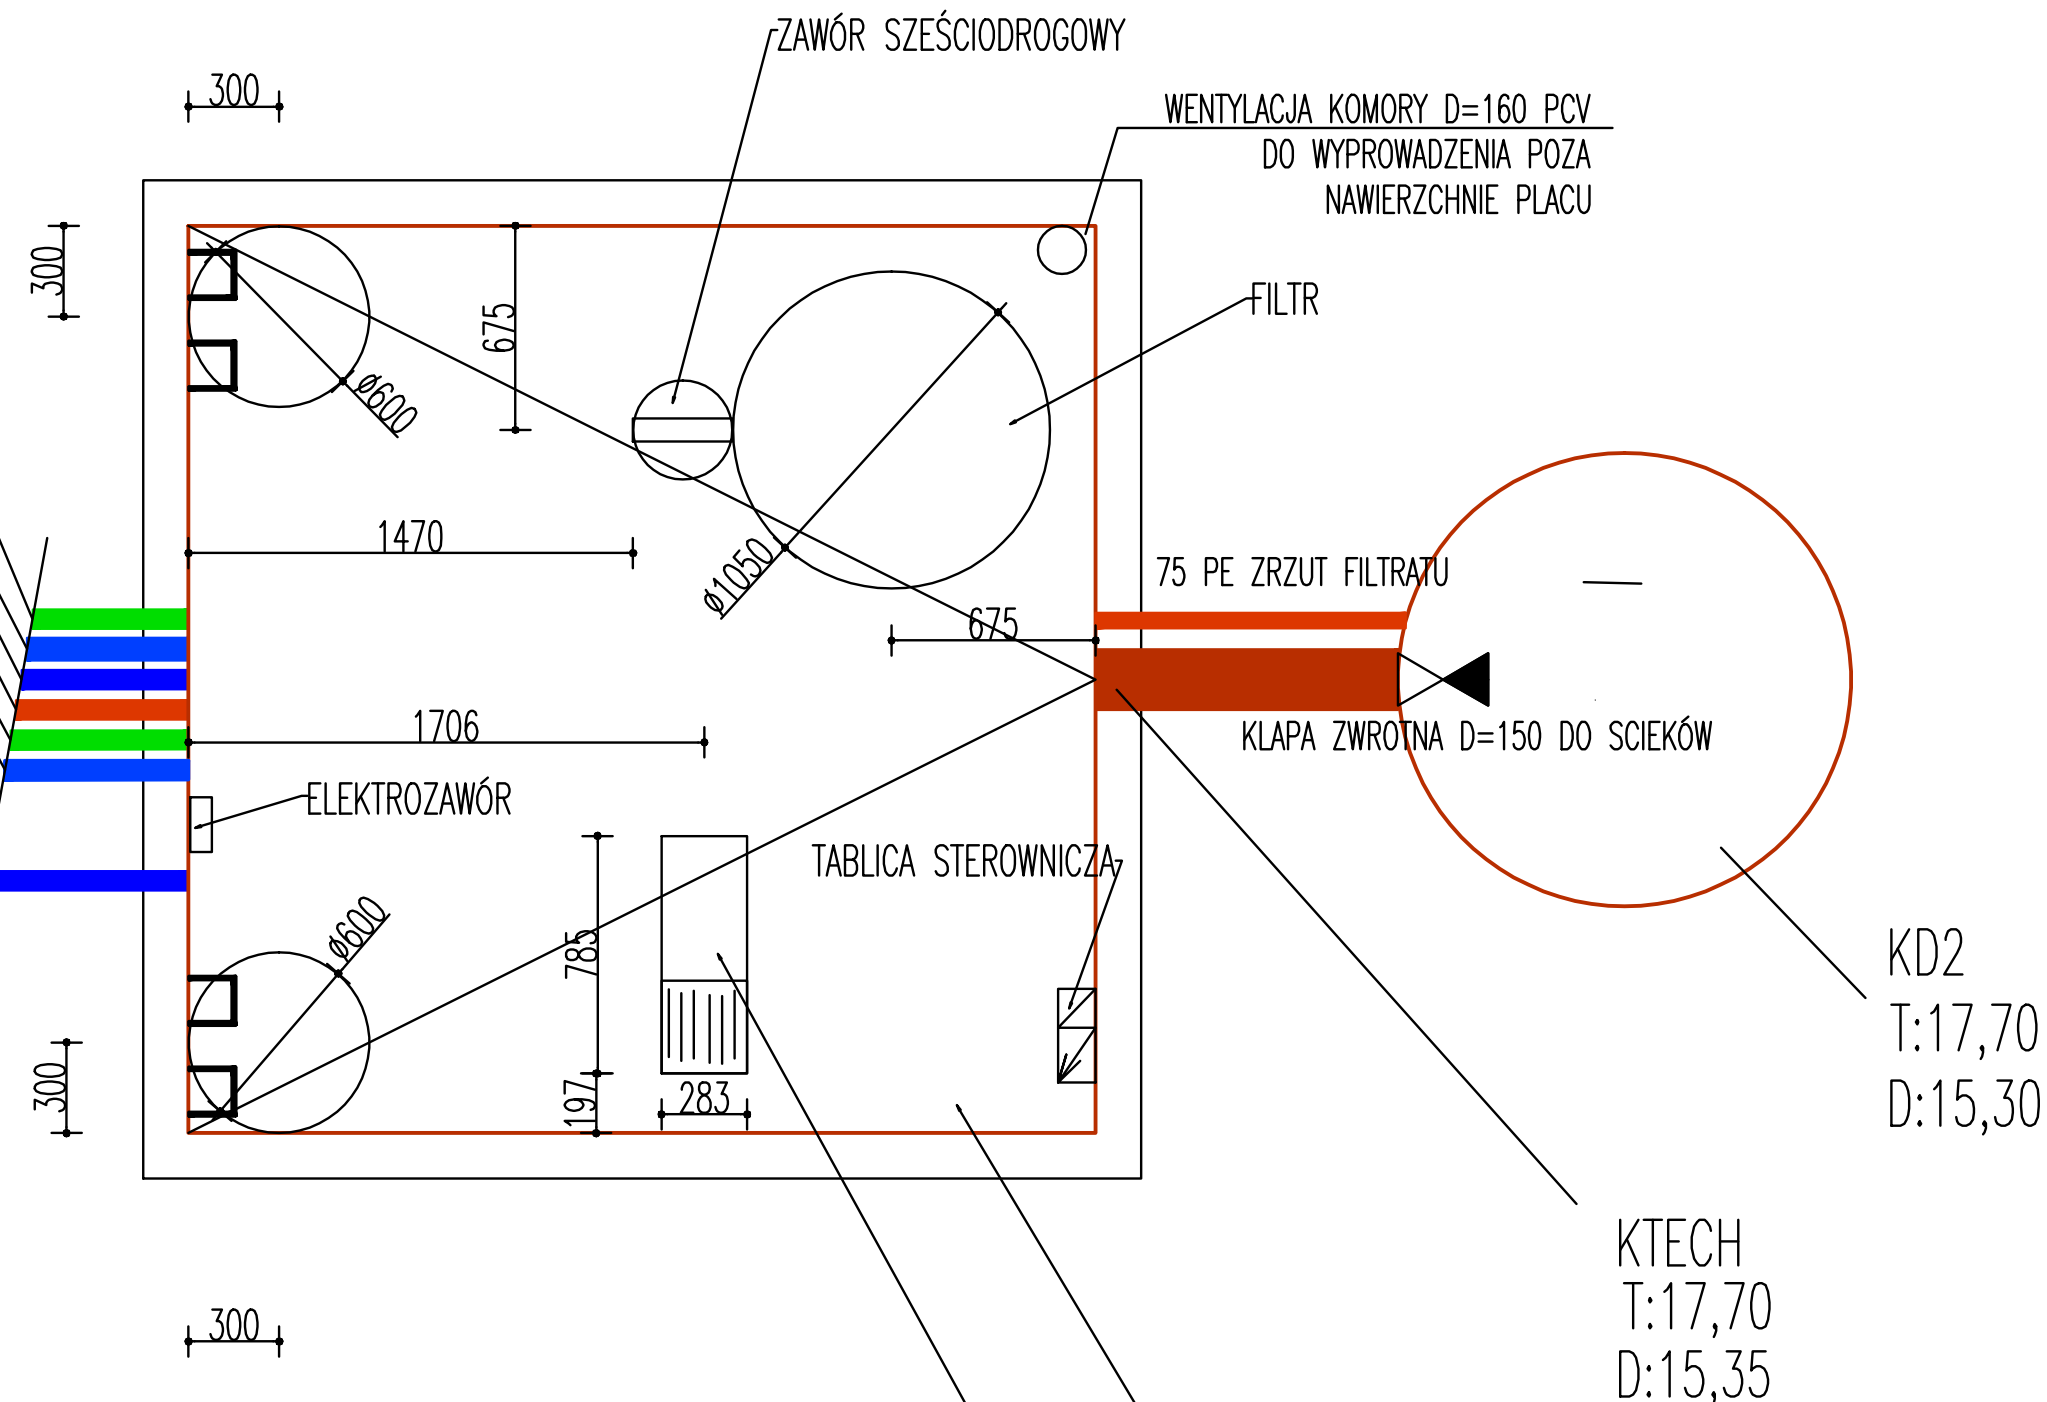

POMPA

Hkom w św 2,20m
komorę zamawiać po zweryfikowaniu poziomu kanalizacji
w punkcie KD2
w razie rozbieżności z projektem
wezwać przed zamówieniem nadzór autorski

SCHEMAT KOMORY TECHNOLOGICZNEJ

PPKZ PRACOWNIA PROJEKTOWA KONSERWACJI ZABYTKÓW Spółka z o.o. ul. Zielonogórska 35, 71-084 SZCZECIN, tel 4530922 tel/fax 4530850	
TREŚĆ: REWITALIZACJA KWATERY ZASŁUŻONYCH NA TERENIE CMENTARZA CENTRALNEGO W SZCZECINIE Szczecin, Cmentarz Centralny, cz. dz nr 2/5, obręb 2113 woj. zachodniopomorskie P.W. INSTALACJI ZEWNĘTRZNYCH WOD-KAN Z INSTALACJAMI TECHNOLOGICZNYMI FONTANNY	NR ZLEC.: WT/H/6/2011 DATA: 12.2011
PROJEKTANT: mgr inż. Magdalena Sukiennik Nr uprawnień: 65/Sz/90, ZAP/IS/1502/01	SKALA: 1:25
SPRAWDZIŁ: _____	NR RYS.: 4