


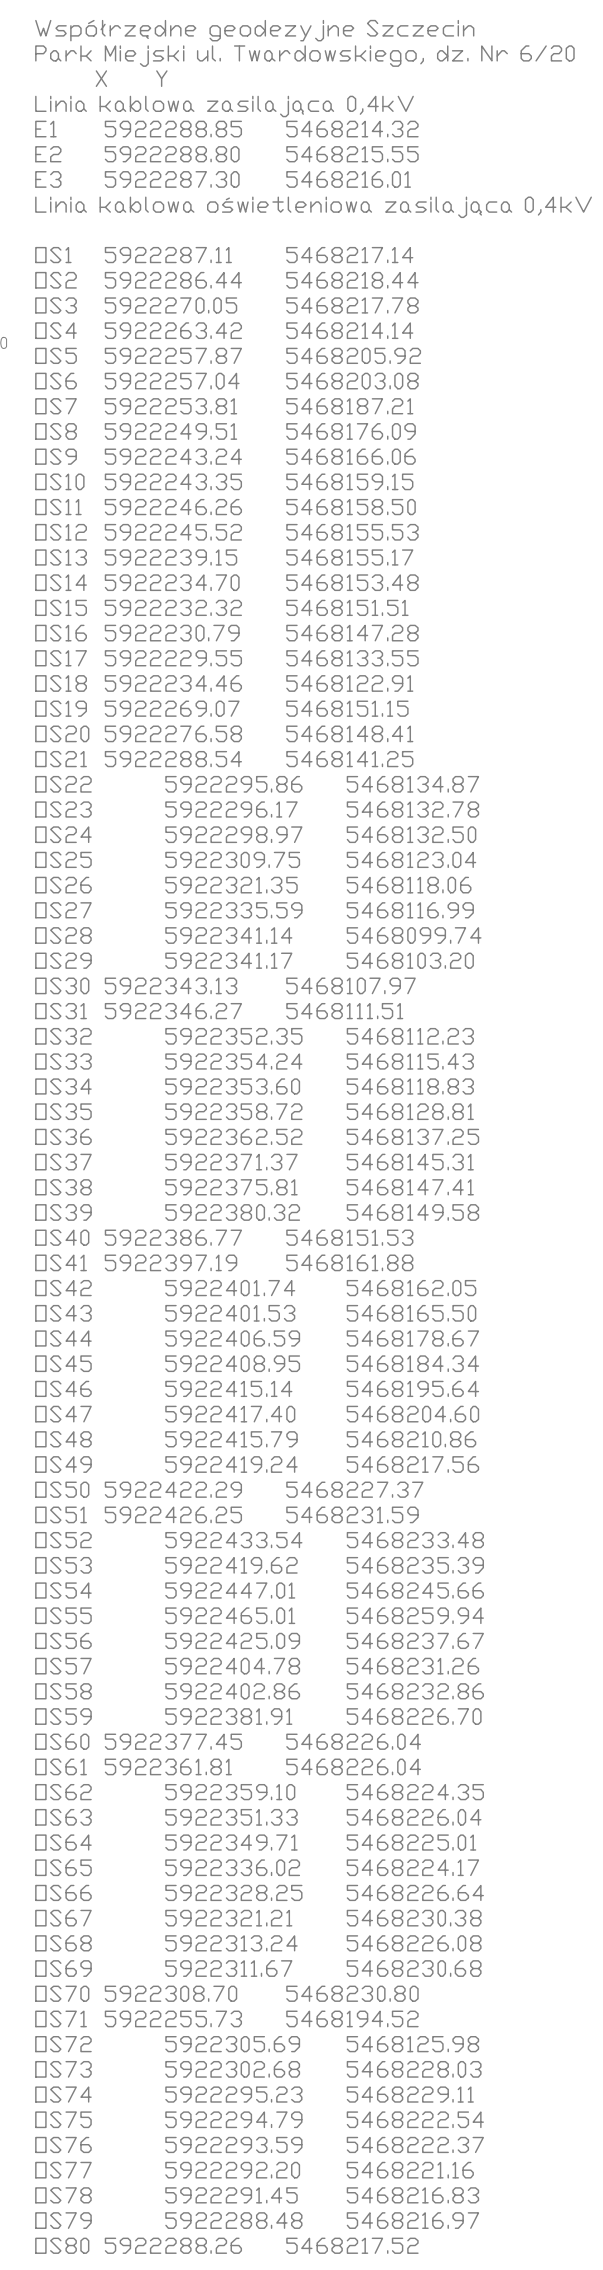

— kabel 0.4kV-zasilanie
— kabel 0.4kV-oswietlenie

OBJEKT	PROJEKT BUDOWLANO-WYKONAWCZY PROJEKT ZAGOSPODAROWANIA TERENU PARKU MIEJSKIEGO PRZY UL.26-KWIETNIA – TWARDOWSKIEGO W SZCZECINIE OBREB 2089, DZ.NR 6/20.11/2 OBREB 2153.DZ.10 INSTALACJE ELEKTRYCZNE		DATA: 05.2013
TEMAT:	LINIA KABLOWA 0.4 KV OŚWIETLENIE ZEWNĘTRZNE		SKALA: 1:500
TREŚĆ:	PRZEBIEG TRASY LINII KABLOWYCH		NR RYS.:
PROJEKTANT:	mgr inż. Hanna Waszczuk Nr uprawnień: 23/Sz/84		
SPRAWDZILI:	mgr inż. Aleksander Wieczorkiewicz Nr uprawnień: 53/Sz/78		